


# Stato di fatto: Pianta piano seminterrato

Foglio 14 part. 5709 sub. 1

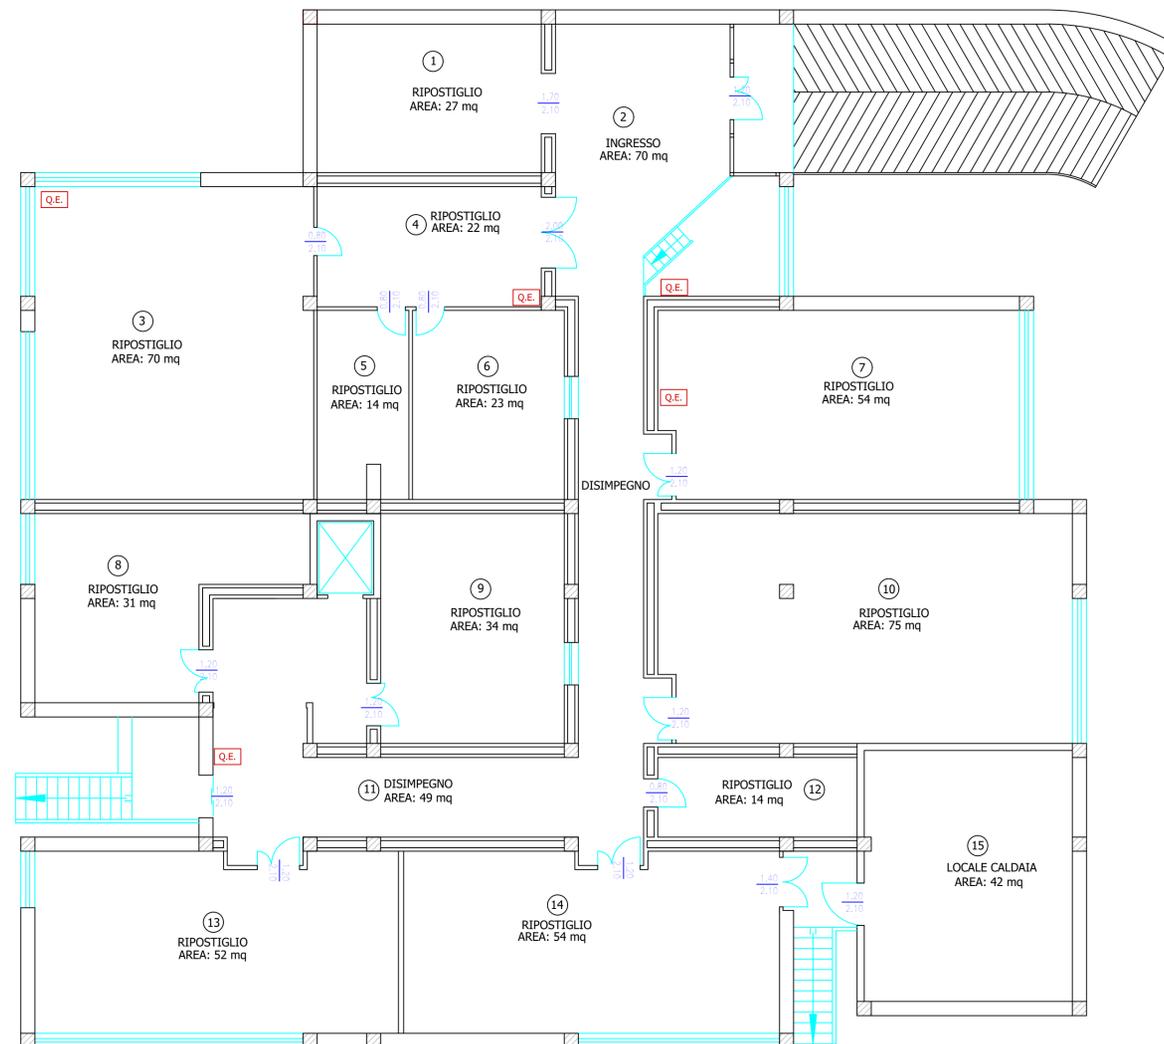

Committente: \_\_\_\_\_ Progettista: \_\_\_\_\_

## COMUNE DI ORISTANO

Provincia di Oristano

Committente Dott. Ing. Sanna Roberto Dirigente Settore LLPP del Comune di Oristano Via Lepanto - 09170 - Oristano (OR)	OGGETTO: Studio di Fattibilità per l'adeguamento alle Norme di Prevenzione Incendi per il Centro Provinciale Istruzione per gli adulti sito in via Lepanto a Oristano	TAVOLA N.:
Progettista: Dott. Ing. William Marras Via Grazia Deledda, 2 09094 - Marrubiu (OR)	STATO DI FATTO Planimetria in scala 1:100 del Piano Seminterrato	1a
Collaboratori: Dott. Ing. Daniele Silesu Iscritto all'Albo degli Ingegneri di Oristano matr. 744 Dott. Ing. Ilaria Cirronis Iscritta all'Albo degli Ingegneri di Cagliari matr. 9444		

SCALA: 1:100

DATA: 10/05/2021