


PIANTA PIANO PRIMO

STATO ATTUALE


scala 1:100

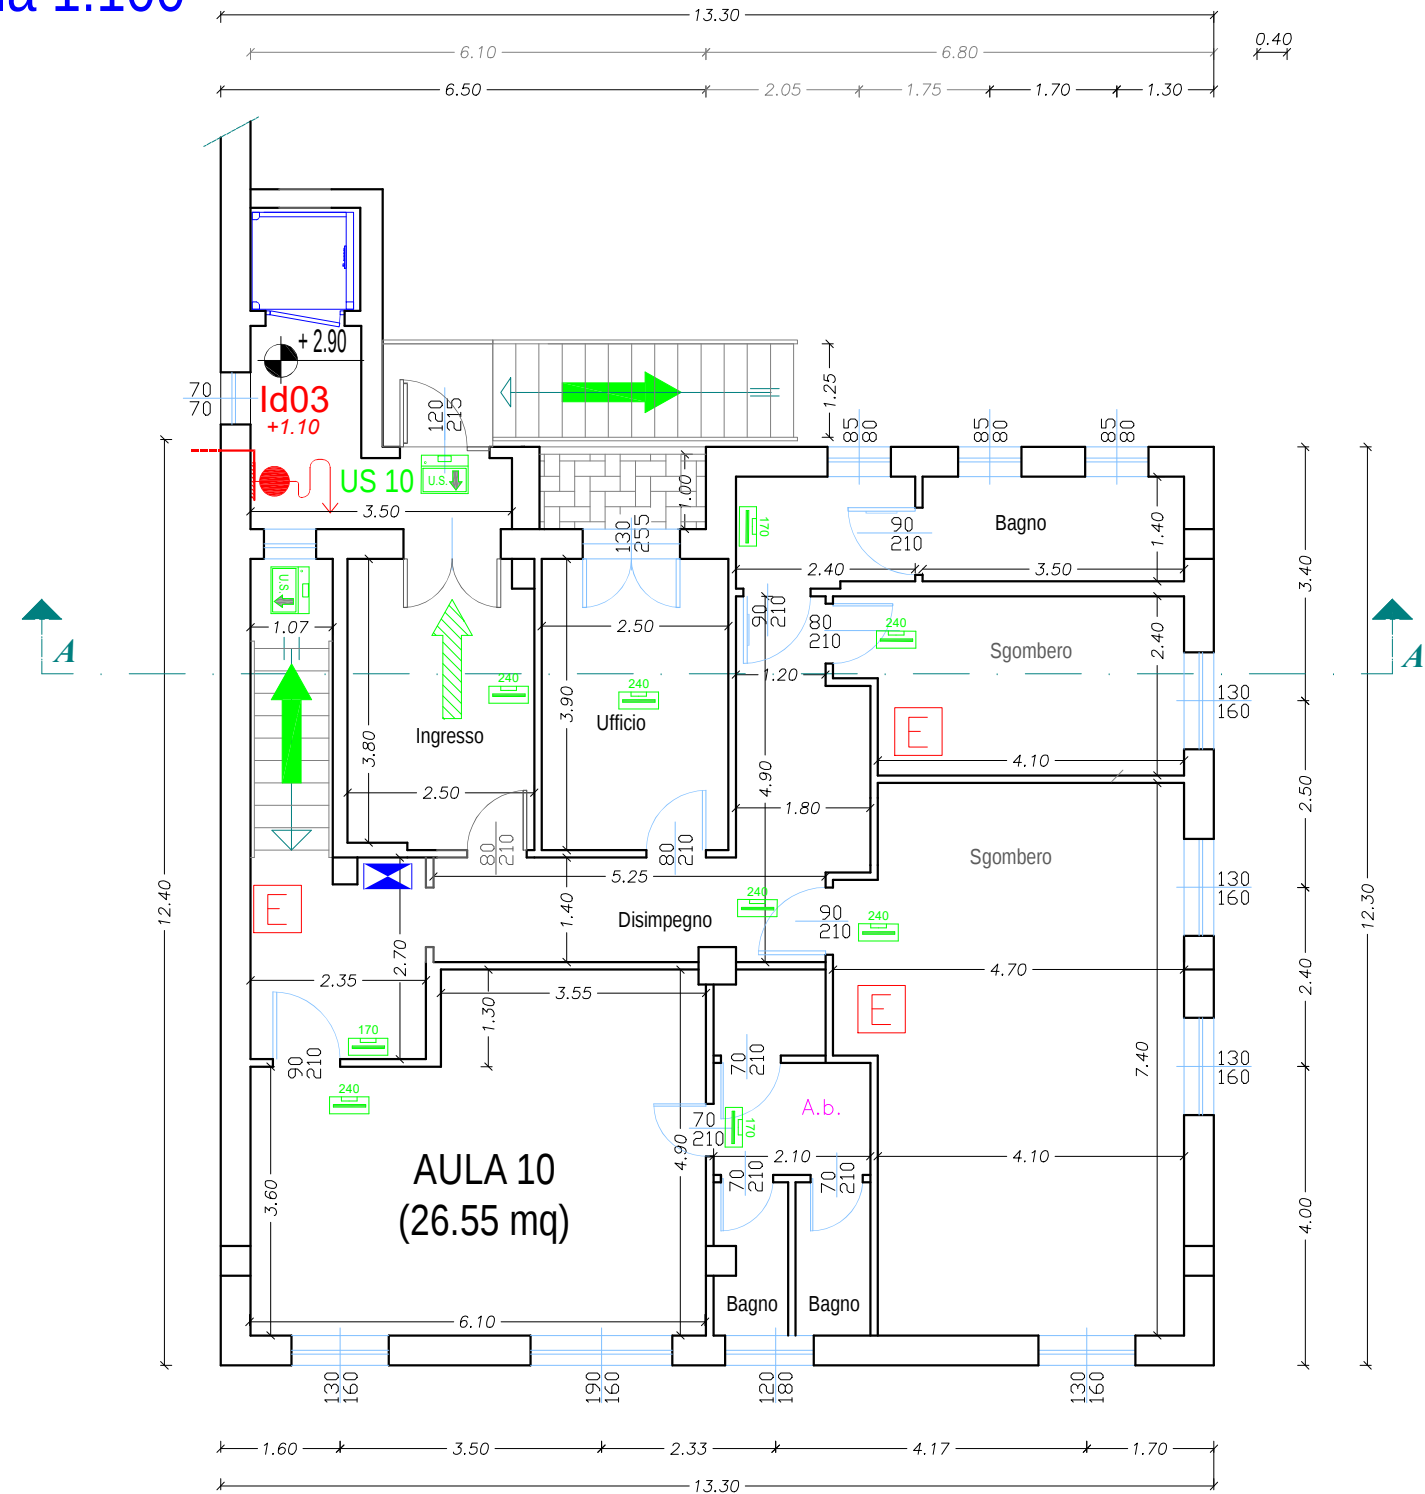


PIANTA CENTRALE ANTINCENDIO

STATO ATTUALE

scala 1:100

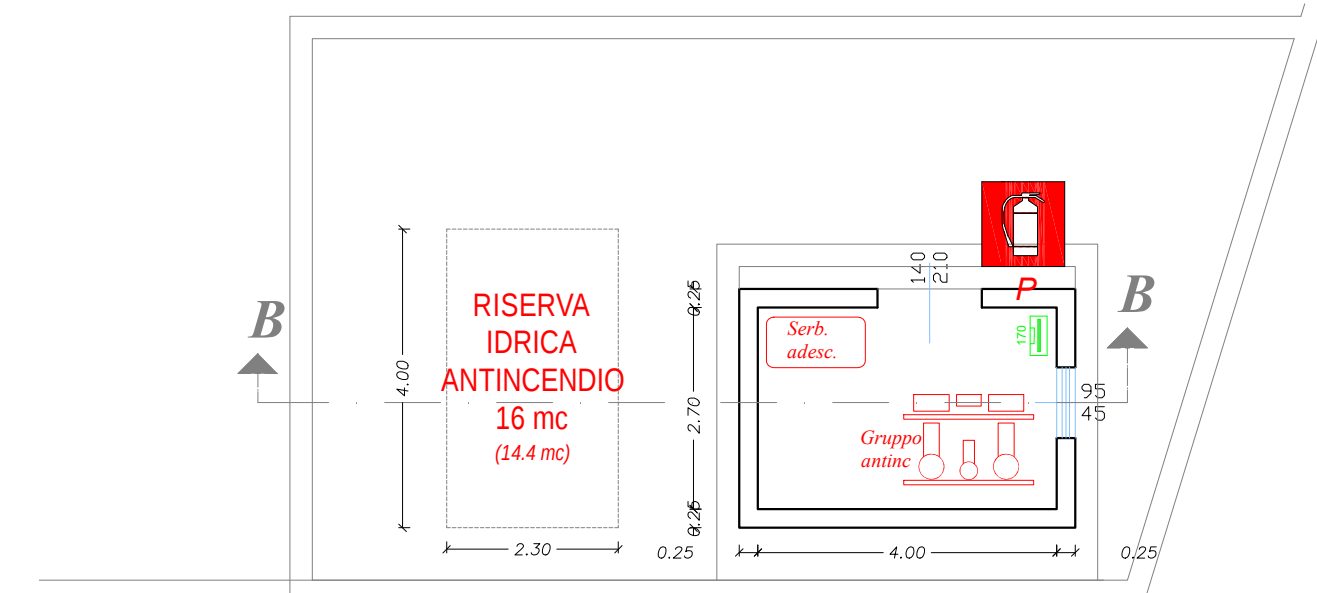


SEZIONE B-B CENTRALE ANTINCENDIO

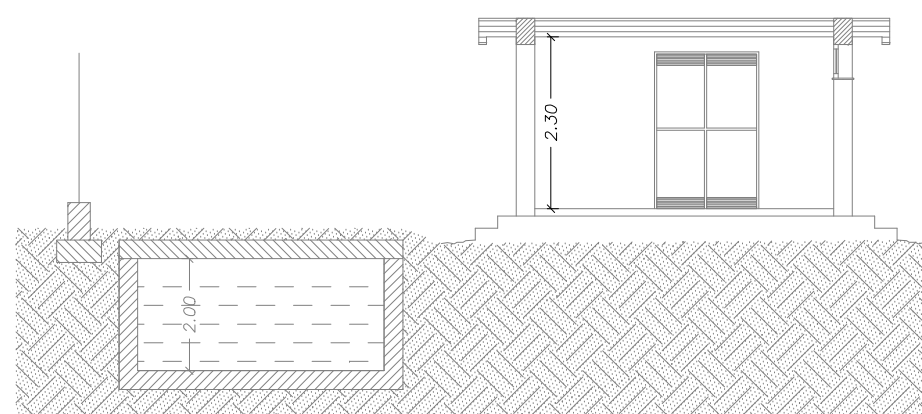


SEZIONI

scala 1:200

SEZIONE A-A

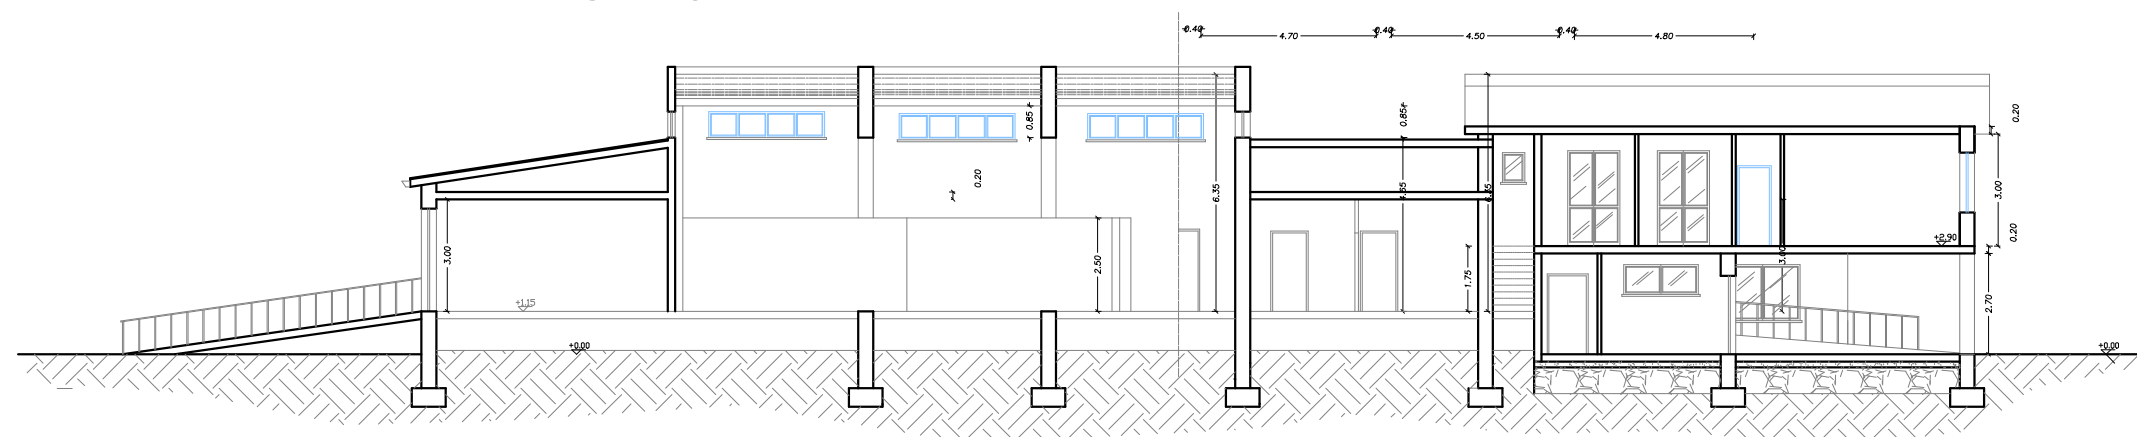

SEZIONE B-B

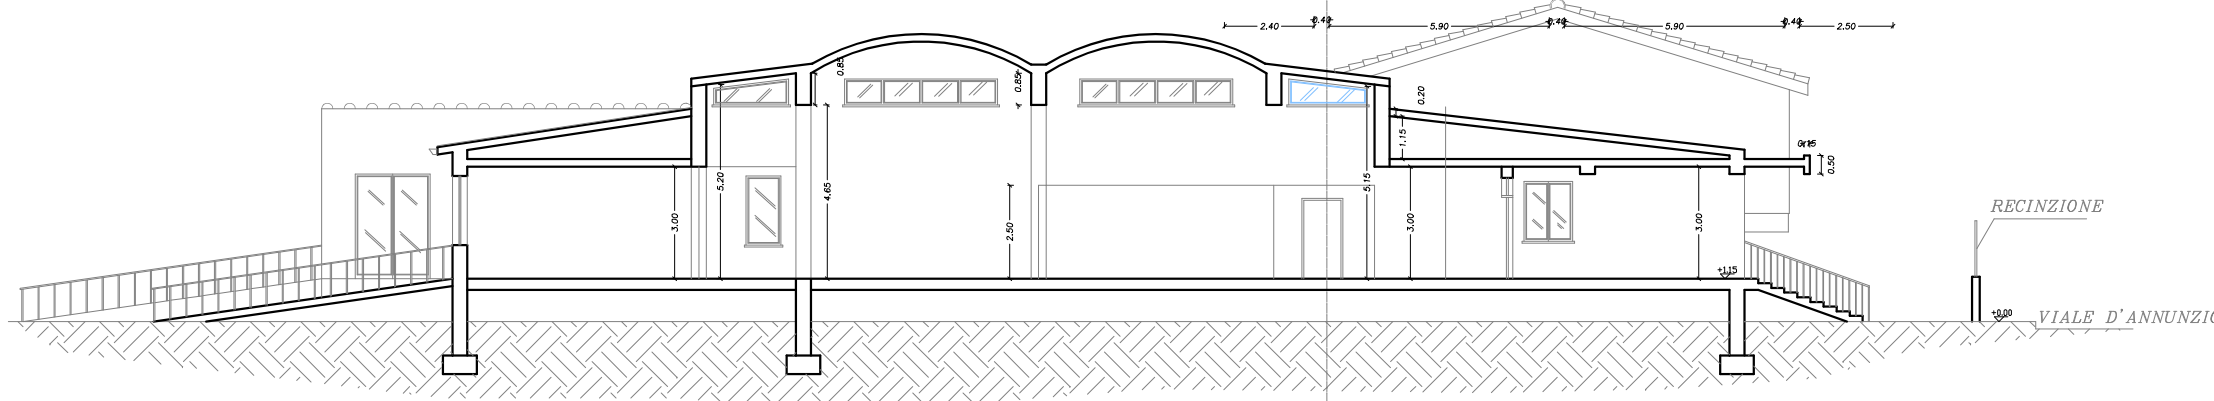

LISTA LAVORAZIONI

- D.M. 26/08/1992 (Punto 3.1) Adeguamento rivestimenti e pavimentazioni lungo le vie di esodo per reazione al fuoco dei materiali.
- D.M. 26/08/1992 (Punto 4.1) Adeguamento scala di sicurezza esterna.
- D.M. 26/08/1992 (Punto 5) Adeguamento infissi lungo vie di esodo ed uscite di emergenza.
- D.M. 26/08/1992 (Punto 6.2) Adeguamento spazi per depositi.
- D.M. 26/08/1992 (Punto 7) Adeguamento impianti elettrici.
- D.M. 26/08/1992 (Punto 9.1) Adeguamento Impianto idrico antincendio, manutenzione gruppo di pressurizzazione e riserva idrica antincendio.
- D.M. 26/08/1992 (Punto 9.3) Realizzazione di nuovo impianto di rivelazione ed allarme incendio.
- D. Lgs. 81/2008 (Titolo V) Fornitura ed installazione di segnaletica di sicurezza integrativa interna ed esterna.
- Adeguamento vano di corsa e locale macchinario dell'impianto elevatore.
- Altri interventi di ripristino ed adeguamento edilizio.
- Posa di recinzioni in legno nel giardino scolastico.

Legenda simboli

Descrizione	Simbolo grafico	Descrizione	Simbolo grafico
Vie di uscita:		Estintore portatile a polvere chimica 6 kg (ABC)	E
Percorso di uscita orizzontale		Estintore portatile a CO2 5 kg (BC)	E _C
Vie di uscita:		Estintore automatico sospeso 6 kg polvere (ABC)	E _C
Percorso di uscita verso l'alto		Gruppo pressurizzazione idrico antincendio UNI 9490/UNI 12845	
Vie di uscita:		Idrante DN45 a muro - tubazione flessibile 25 m - lancia tre effetti	
Percorso di uscita verso il basso		Atacco di mandata UNI 70 Singolo per autopompa V.V.F.	
Uscita di sicurezza - [n° moduli] US-xyy (x: piano; yy: numero)	US-xyy	Colonna montante rete idrica antincendi	
Illuminazione di emergenza lampade autoalimentate - installate		INaspo DN25 a muro - tubazione flessibile 25 m - lancia tre effetti	
Illuminazione di emergenza lampade autoalimentate - in progetto		Valvola di intercettazione del combustibile (gas)	
Illuminazione di emergenza lampada interna		Pulsante a riarmo manuale impianto di allarme antincendio	
Illuminazione di emergenza lampada esterna IP65		Sirena esterna impianto di allarme antincendio	SIR
Illuminazione di emergenza segnale direzione		Pannello ottico-acustico con scritta "ALLARME INCENDIO"	ALLARME INCENDIO
Illuminazione di emergenza uscita di sicurezza	US	Centrale di controllo sistema di evacuazione sonora (EVAC)	EVAC
Telecomando inibitore illuminazione di emergenza - TELEUR 500	TELEUR 500	Altoparlante impianto di diffusione sonora	
Cassetta pronto soccorso conforme DM 388/2003		Centrale di controllo impianto di rivelazione fumo e allarme a.i.	CRFA
Quadro elettrico generale	QEG	Rivelatore intelligente foto-ottico di fumo (F)	F
Quadro elettrico di zona/piano	QEZ	Rivelatore ottico-termico di fumo con base (T)	T
Comando di sgancio a distanza dell'impianto elettrico		Rivelatore di gas GPL	G
Porta resistente al fuoco con fermo elettromagnetico (M)			
Strutture separanti con caratteristiche R/EI 60 o altra indicata			
Quota relativa piano di calpestio			



COMUNE DI ORISTANO
Settore Lavori Pubblici e Manutenzione
Piazza Eleonora - 09170 Oristano



Scuola dell'Infanzia via D'Annunzio - Oristano

PROGETTO DEFINITIVO-ESECUTIVO

01	Progetto DEFINITIVO-ESECUTIVO	StudioZOC	StudioZOC	StudioZOC	04/06/2021
EM	Nome	COMPL. Draw up	VERIFIC. Draw	APPROV. Approv.	DATA
DESCRIZIONE - Description					
Codice identificazione identificative code					
COM- Job C T TAV. N°					
20209					
EM Issue					
001					
TITOLO - Title					
SCUOLA MATERNA VIALE DIAZ					
CODICE ARES 0950380006 - CUP H15B19001920002					
Lavori di manutenzione straordinaria, messa in sicurezza e adeguamento alle norme dell'edificio scolastico sito in viale Diaz					
TAVOLA - Board					
PIANO PRIMO/SEZIONI - ATTUALE					
DATA - Date					
04/06/2021					
SCALA GRAFICA - Graphic scale					
varie					
Comune - City					
ORISTANO					
Indirizzo - Address					
Via G. D'Annunzio					
RF CLIENTE - Client ref.					
COMUNE DI ORISTANO					