



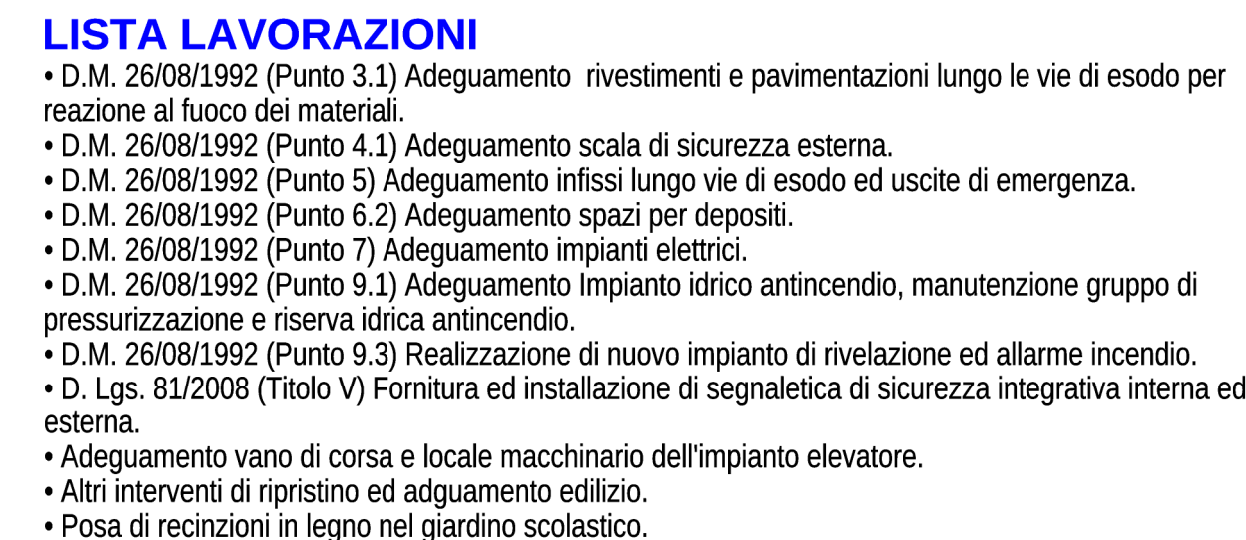

Legenda simboli			
Descrizione	Simbolo grafico	Descrizione	Simbolo grafico
Vie di uscita: Percorso di uscita orizzontale		Esistitore portatile a polvere chimica 6 kg (ABC)	
Vie di uscita: Percorso di uscita verso l'alto		Esistitore portatile a CO2 5 kg (BC)	
Vie di uscita: Percorso di uscita verso il basso		Esistitore automatico sospeso 6 kg polvere (ABC)	
Uscita di sicurezza - (n° moduli) US-xy (x: piano; y: numero)	US-xy	Gruppo pressurizzazione idrico antincendio UNI 9490/UNI 12845	
Illuminazione di emergenza lampade autoalimentate - installate		Idrante DN45 a muro - tubazione flessibile 25 m - lancia tre VV.F.	
Illuminazione di emergenza lampade autoalimentate - in progetto		Attacco di mandata UNI 70 sopra per autopompa VV.F.	
Illuminazione di emergenza lampada interna		Colonna montante rete idrica antincendi	
Illuminazione di emergenza lampada esterna IP65		INASPE DN25 a muro - tubazione flessibile 25 m - lancia tre effetti	
Illuminazione di emergenza segnale direzione		Valvola di intercettazione del combustibile (gas)	
Illuminazione di emergenza uscita		Pulsante a rarmo manuale impianto di allarme antincendio	
Telecomando bilatore Illuminazione di emergenza - TELEUR 500		Sirena esterna impianto di allarme antincendio	
Cassetta pronto soccorso conforme DM 388/2003		Pannello ottico-acustico con scritta "ALLARME INCENDIO"	
Quadro elettrico generale		Centrale di controllo sistema di evacuazione sonora (EVAC)	
Quadro elettrico di zona/piano		Altoparlante impianto di diffusione sonora	
Comando di sgancio a distanza dell'impianto elettrico		Centrale di controllo impianto di rivelazione fumo e allarme a 1	
Porta resistente al fuoco con fermo elettromagnetico (M)		Rivelatore intelligente foto-ottico di fumo (F)	
Schutture separanti con caratteristiche R/EI 60 o altra indicata		Rivelatore ottico-termico di fumo con base (T)	
Quota relativa piano di calpestio		Rivelatore di gas GPL	

CARATTERISTICHE QUADRO			
IMPIANTO A MONTE			
TENSIONE [V]	400	FREQ. [Hz]	50
CORRENTE NOM. DEL QUADRO [A]			
Icc PRES. SUL QUADRO [kA]			9,7
SISTEMA DI NEUTRO			TT
DIMENSIONAMENTO SBARRE			
In [A]		Icc [kA]	
CARPENTERIA		METALLICA	
CLASSE DI ISOLAMENTO			IP

NORMATIVA DI RIFERIMENTO	
INTERRUTTORI SCATOLATI	☒ — CEI EN 60947-2
INTERRUTTORI MODULARI	☐ — CEI EN 60947-2 ☐ — CEI EN 60898
CARPENTERIA	☒ — CEI EN 61439-2 ☐ — CEI 23-48 - CEI EN 60670-1 — CEI 23-49 - CEI EN 60670-24 — CEI 23-51

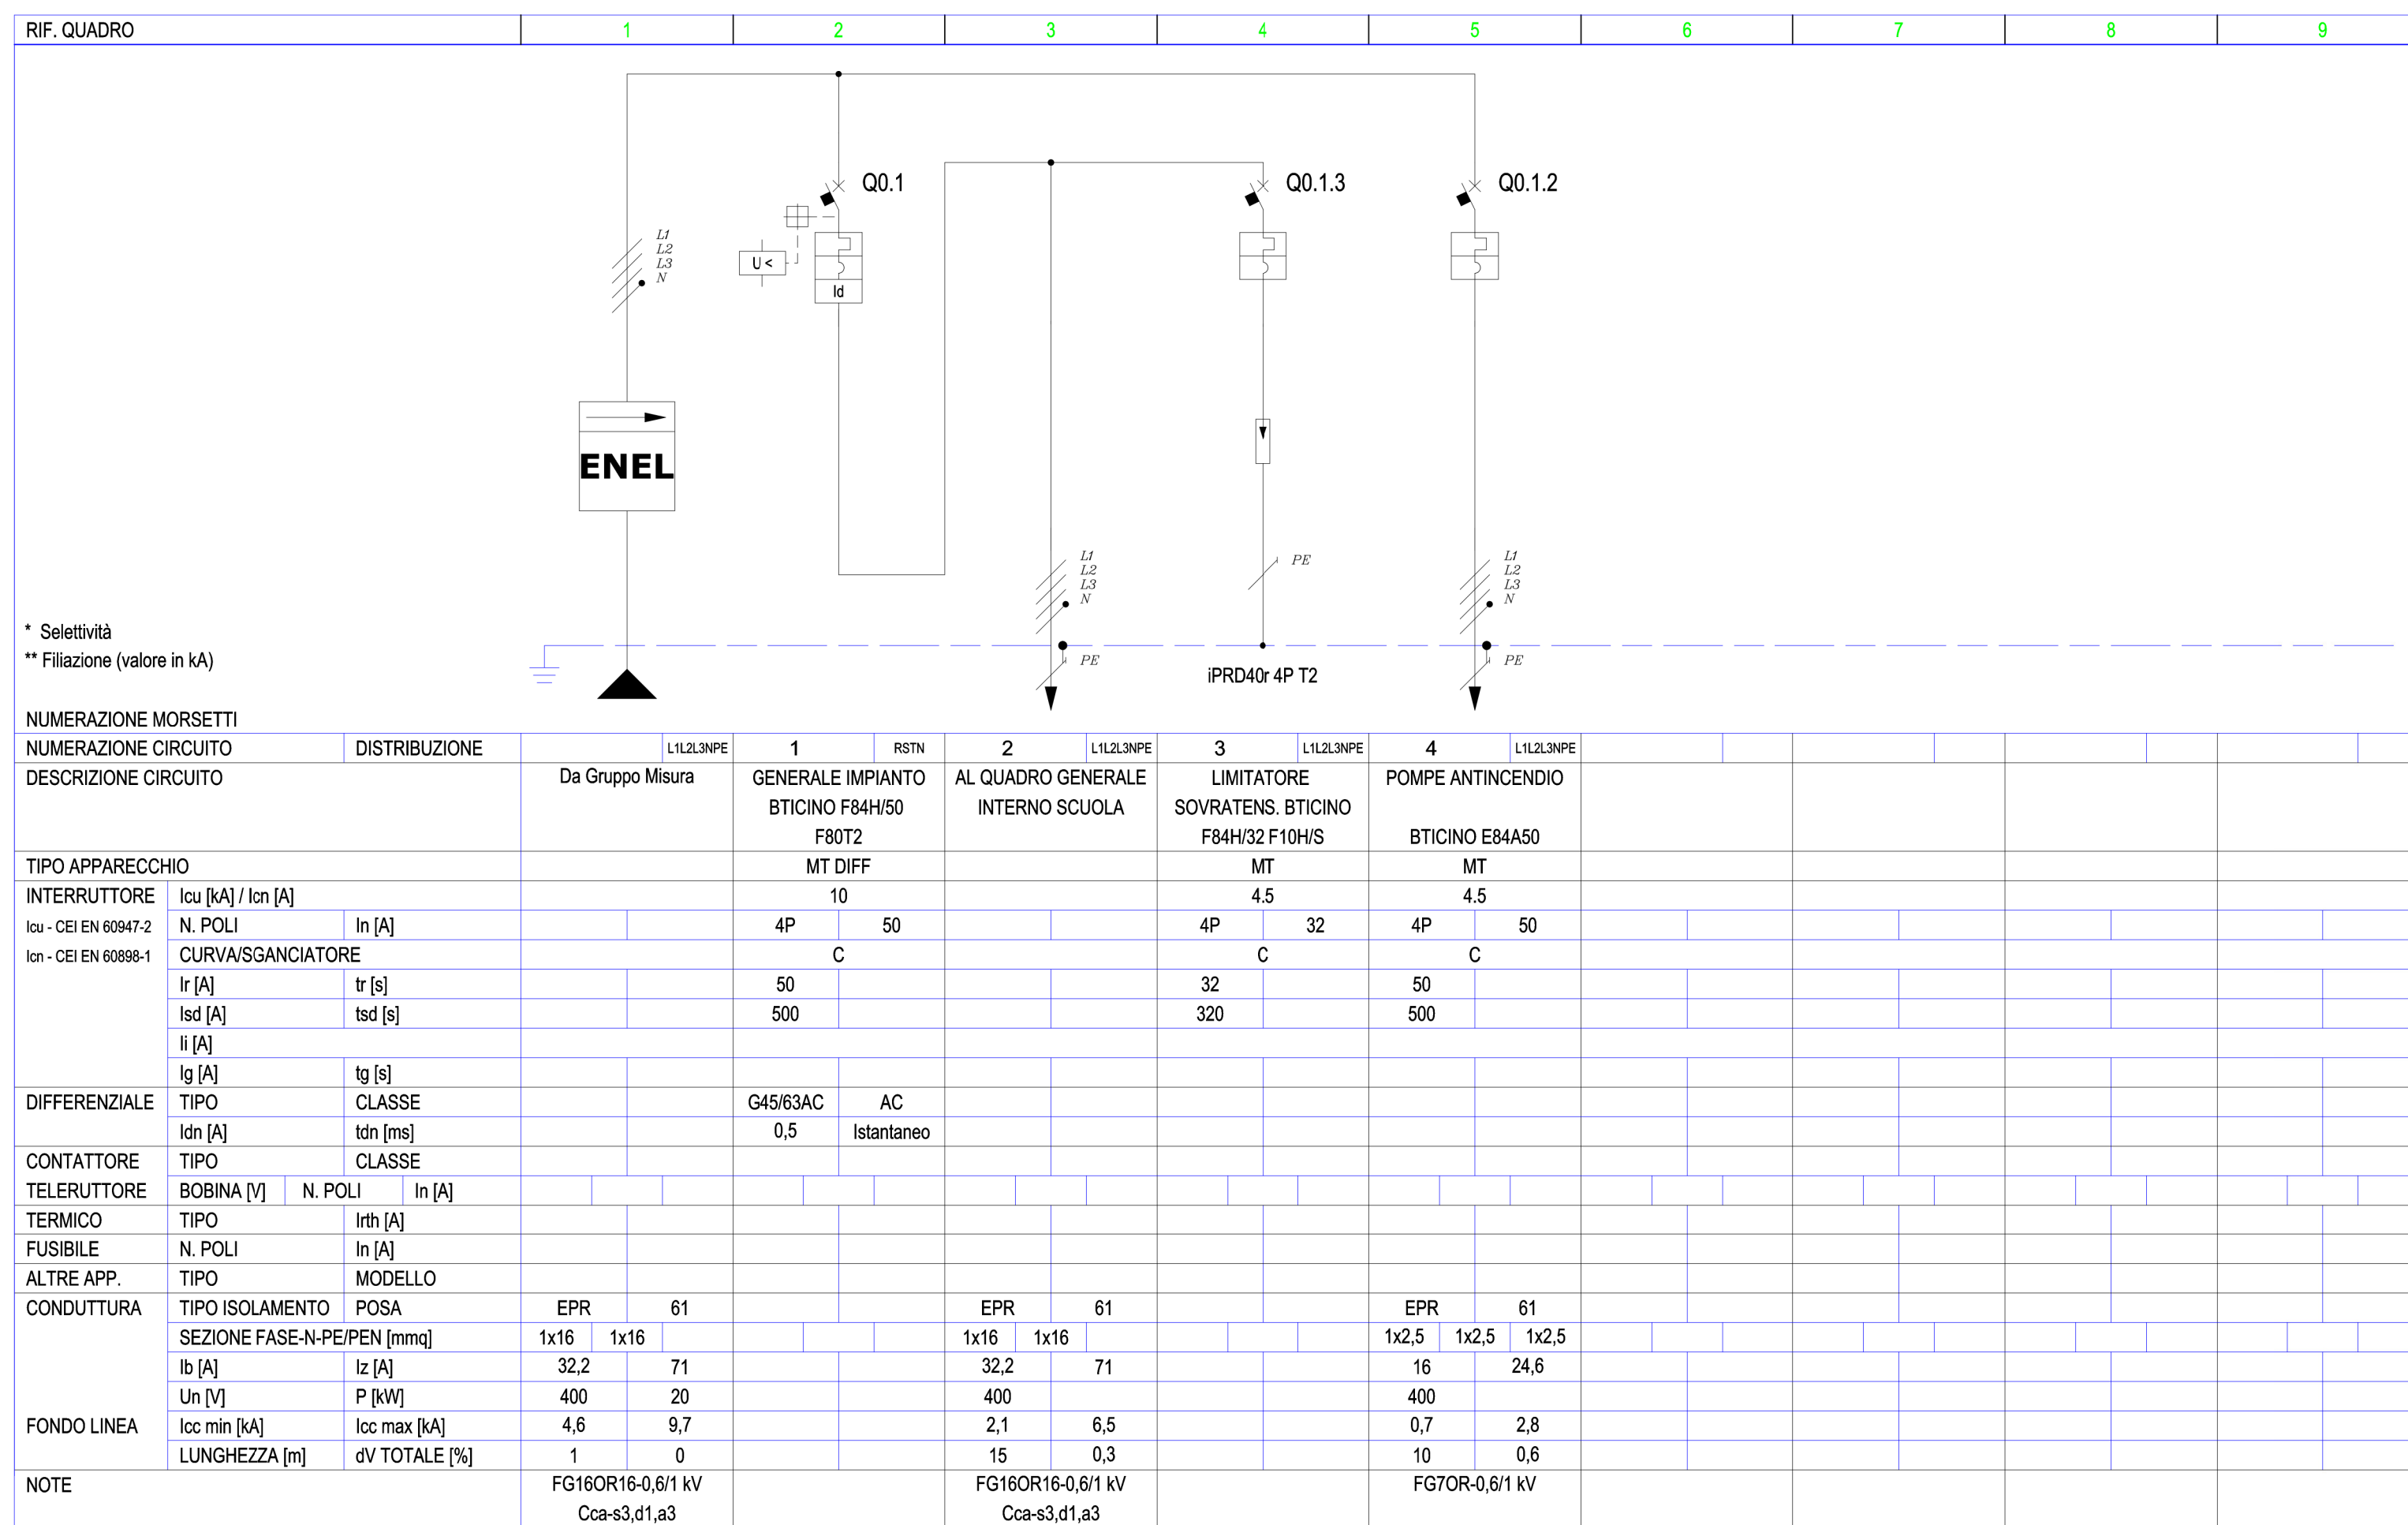

COMUNE DI ORISTANO
Settore Lavori Pubblici e Manutenzione
Piazza Eleonora - 09170 Oristano



Scuola dell'Infanzia via D'Annunzio - Oristano

PROGETTO DEFINITIVO-ESECUTIVO

01	Progetto DEFINITIVO-ESECUTIVO		Scudo20C	Scudo20C	Scudo20C	04/06/2021
EN	Issue	DESCRIPTION - Description	CAD/CAD Drawn up	VISUING Checked	APPROV. Approved	DATA Date
CAD Project/2021 Professional - N° di/Y81		I progettista - Designer	CODICE IDENTIFICAZIONE Identification Code			
			COMM- Job C T Tav. N°			
			20209----			
			EM. 001			
			08			
TITOLO - Title SCUOLA MATERNA VIALE DIAZ			Comune - City ORISTANO		Provincia - County ORISTANO	
CODICE ARES 0950380006 - CUP HJ5819001920002						
Lavori di manutenzione straordinaria, messa in sicurezza e adeguamento alle norme dell'edificio scolastico sito in viale Diaz			Indirizzo - Address Via G. D'Annunzio			
Tavola - Board	DATA - Date	Scala Grafica - Graphic scale	RF Cliente - Client ref.			
QUADRO ELETTICO GENERALE	04/06/2021	varie	CLIENTE DI ORISTANO			