



## PIANTA PIANO PRIMO

INTERVENTI  
scala 1:100

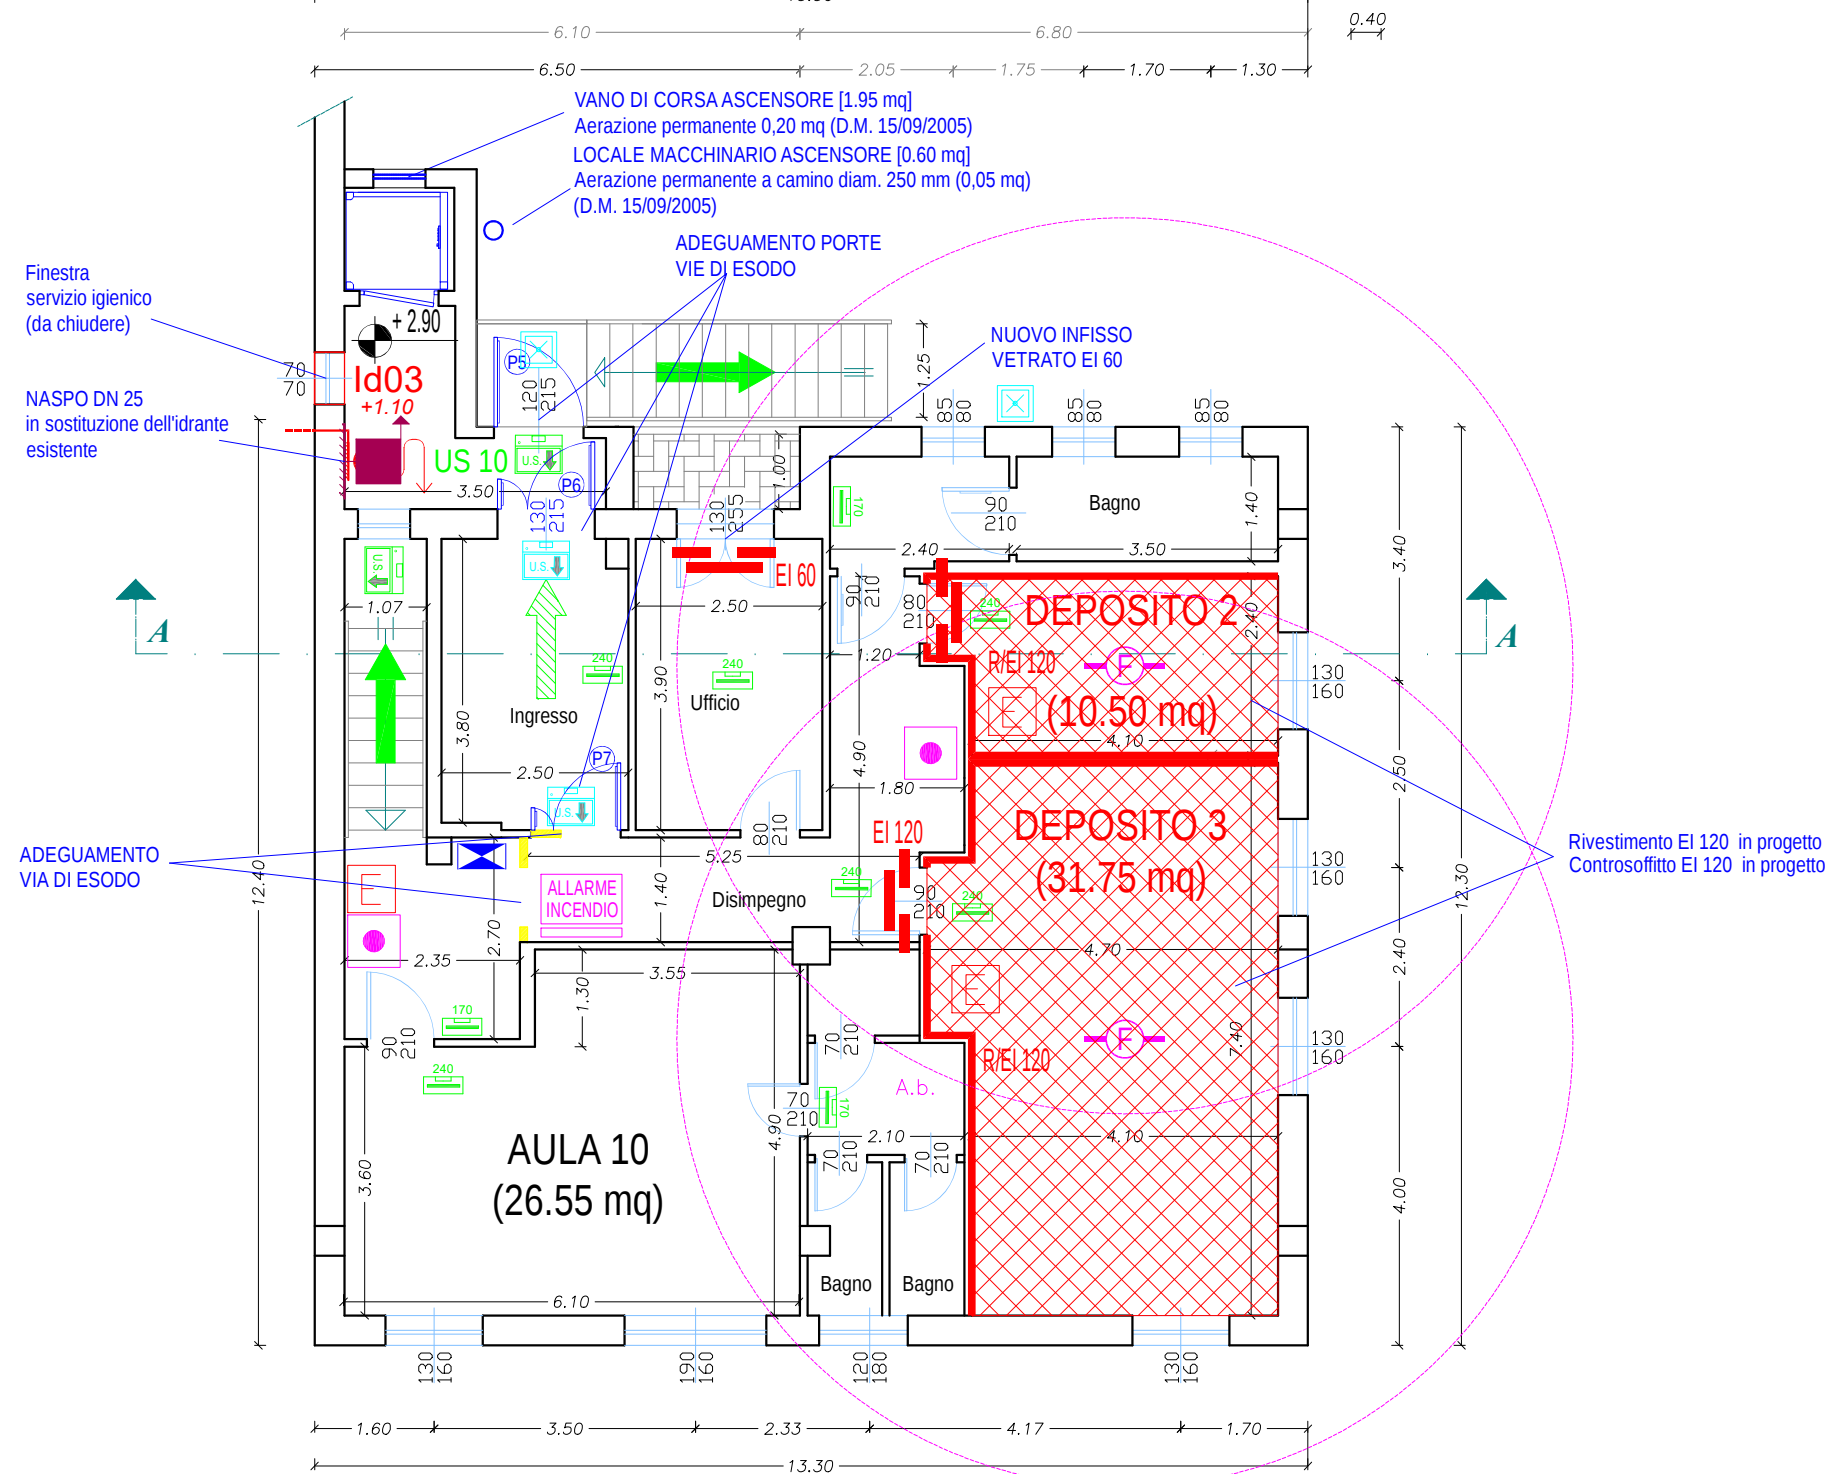


## PIANTA CENTRALE ANTINCENDIO

INTERVENTI  
scala 1:100

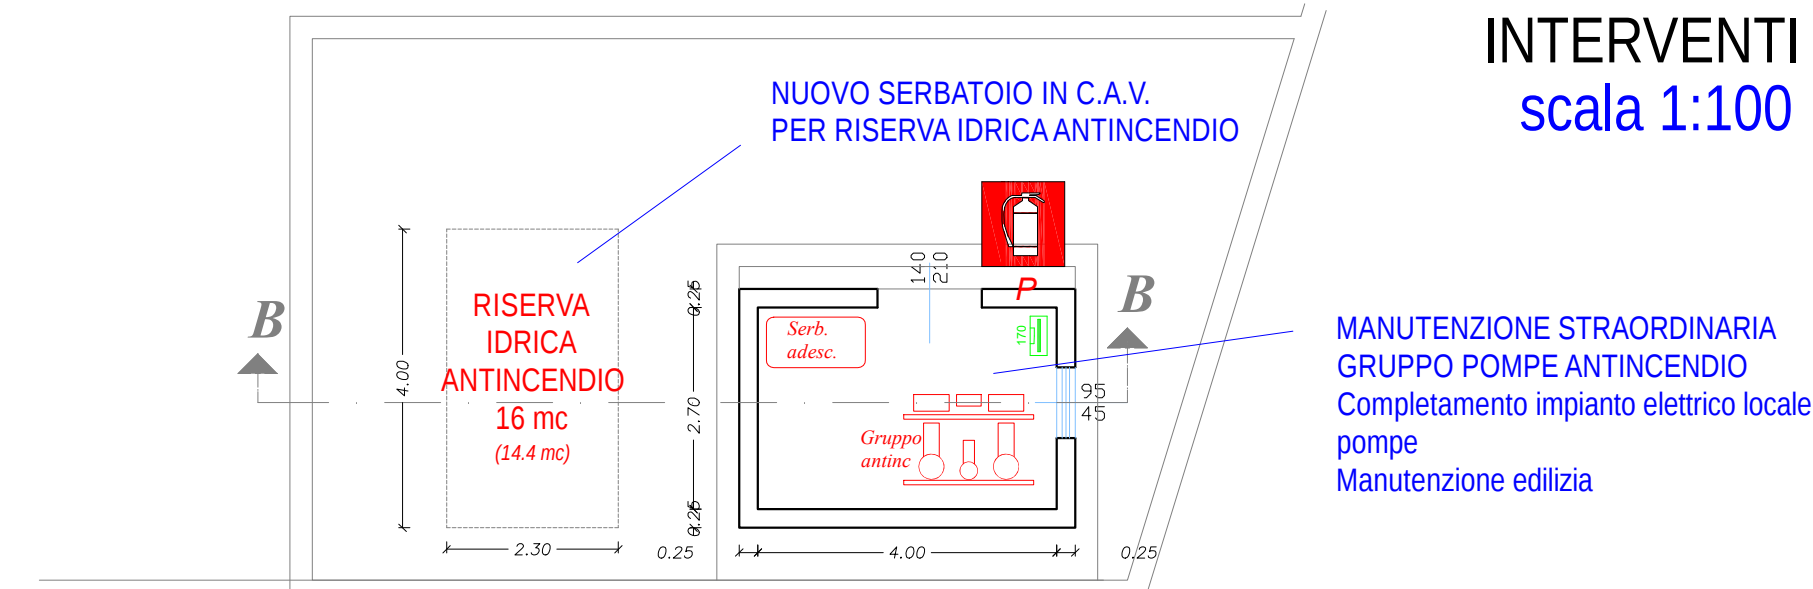


## SEZIONE B-B CENTRALE ANTINCENDIO

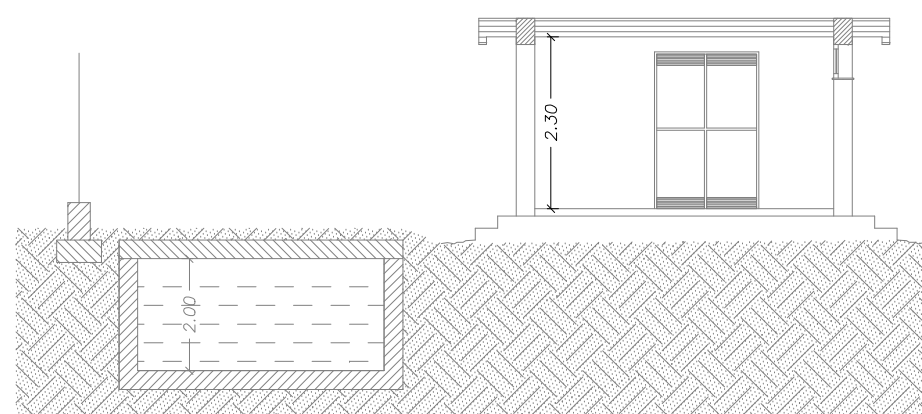


## SEZIONI

scala 1:200

### SEZIONE A-A

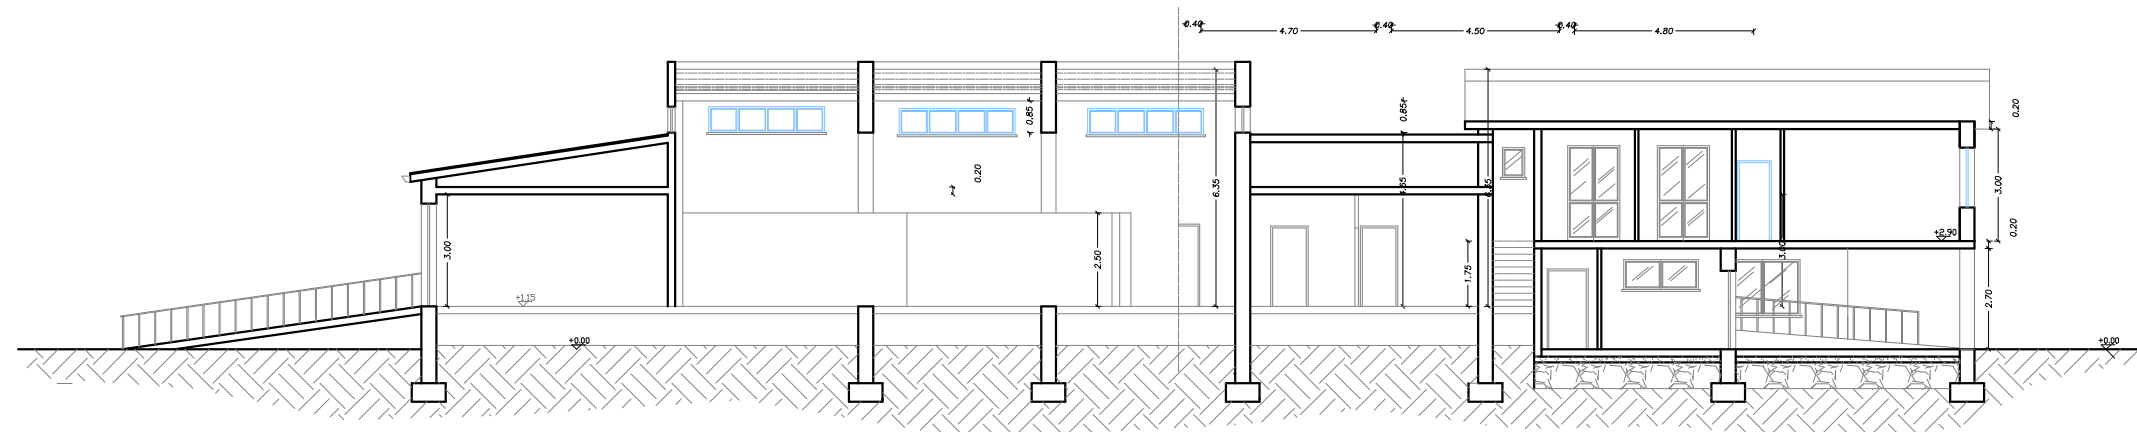

### SEZIONE B-B

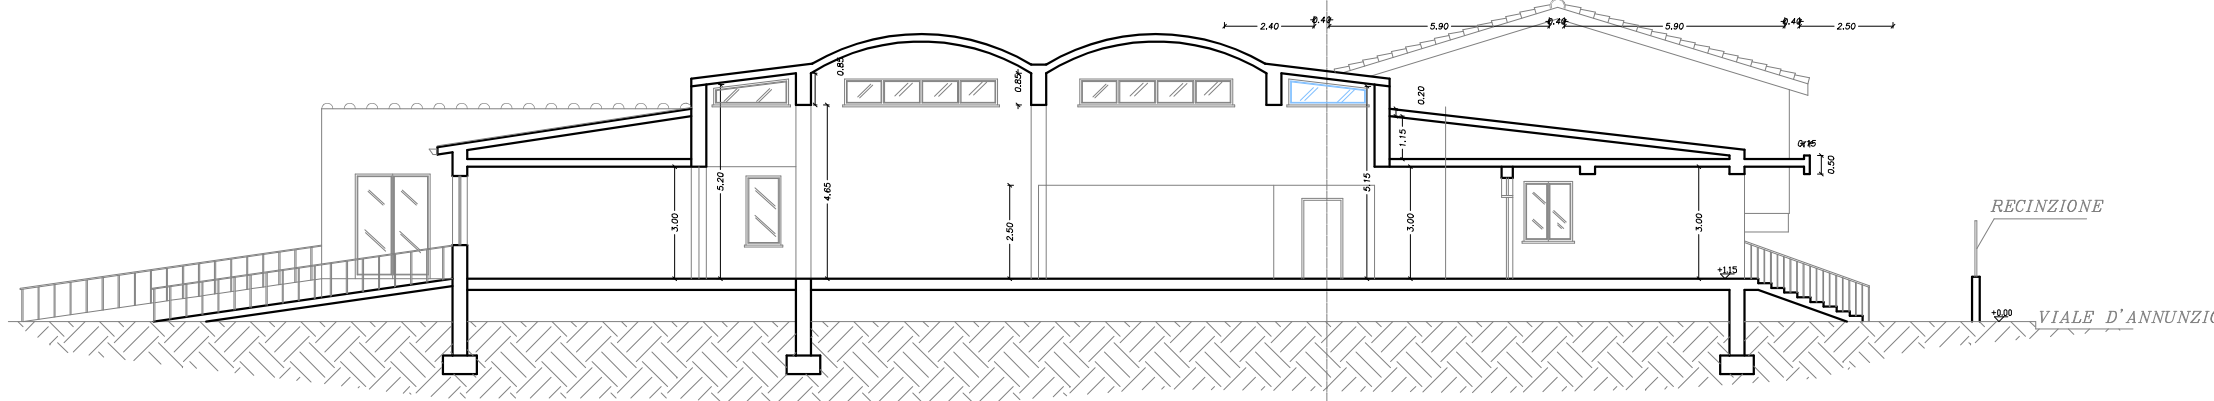

### LISTA LAVORAZIONI

- D.M. 26/08/1992 (Punto 3.1) Adeguamento rivestimenti e pavimentazioni lungo le vie di esodo per reazione al fuoco dei materiali.
- D.M. 26/08/1992 (Punto 4.1) Adeguamento scala di sicurezza esterna.
- D.M. 26/08/1992 (Punto 5) Adeguamento infissi lungo vie di esodo ed uscite di emergenza.
- D.M. 26/08/1992 (Punto 6.2) Adeguamento spazi per depositi.
- D.M. 26/08/1992 (Punto 7) Adeguamento impianti elettrici.
- D.M. 26/08/1992 (Punto 9.1) Adeguamento Impianto idrico antincendio, manutenzione gruppo di pressurizzazione e riserva idrica antincendio.
- D.M. 26/08/1992 (Punto 9.3) Realizzazione di nuovo impianto di rivelazione ed allarme incendio.
- D. Lgs. 81/2008 (Titolo V) Fornitura ed installazione di segnaletica di sicurezza integrativa interna ed esterna.
- Adeguamento vano di corsa e locale macchinario dell'impianto elevatore.
- Altri interventi di ripristino ed adeguamento edilizio.
- Posa di recinzioni in legno nel giardino scolastico.

### Legenda simboli

| Descrizione                                                         | Simbolo grafico | Descrizione                                                          | Simbolo grafico |
|---------------------------------------------------------------------|-----------------|----------------------------------------------------------------------|-----------------|
| Vie di uscita:<br>Percorso di uscita orizzontale                    |                 | Estintore portatile a polvere chimica 6 kg (ABC)                     |                 |
| Vie di uscita:<br>Percorso di uscita verso l'alto                   |                 | Estintore portatile a CO2 5 kg (BC)                                  |                 |
| Vie di uscita:<br>Percorso di uscita verso il basso                 |                 | Estintore automatico sospeso 6 kg polvere (ABC)                      |                 |
| Uscita di sicurezza - [n° moduli]<br>US-xy (x: piano, yy: numero)   |                 | Gruppo pressurizzazione idrico antincendio UNI 9490/UNI 12845        |                 |
| Illuminazione di emergenza:<br>lampade autoalimentate - installate  |                 | Idrante DN45 a muro - tubazione flessibile 25 m - lancia tre effetti |                 |
| Illuminazione di emergenza:<br>lampade autoalimentate - in progetto |                 | Attacco di mandata UNI 70<br>Singolo per autopompa V.V.F.            |                 |
| Illuminazione di emergenza:<br>lampada interna                      |                 | Colonna montante rete idrica antincendi                              |                 |
| Illuminazione di emergenza:<br>lampada esterna IP65                 |                 | INaspo DN25 a muro - tubazione flessibile 25 m - lancia tre effetti  |                 |
| Illuminazione di emergenza:<br>segnale direzione                    |                 | Valvola di intercettazione del combustibile (gas)                    |                 |
| Illuminazione di emergenza:<br>uscita di sicurezza                  |                 | Pulsante a riarmo manuale impianto di allarme antincendio            |                 |
| Telecomando inibitore illuminazione di emergenza - TELEUR 500       |                 | Sirena esterna impianto di allarme antincendio                       |                 |
| Cassetta pronto soccorso<br>conforme DM 388/2003                    |                 | Pannello ottico-acustico con scritta "ALLARME INCENDIO"              |                 |
| Quadro elettrico generale                                           |                 | Centrale di controllo sistema di evacuazione sonora (EVAC)           |                 |
| Quadro elettrico di zona/piano                                      |                 | Altoparlante impianto di diffusione sonora                           |                 |
| Comando di sgancio a distanza<br>dell'impianto elettrico            |                 | Centrale di controllo impianto di rivelazione fumo e allarme a.i.    |                 |
| Porta resistente al fuoco con fermo<br>elettromagnetico (M)         |                 | Rivelatore intelligente foto-ottico di fumo (F)                      |                 |
| Strutture separanti con caratteristiche<br>R/EI 60 o altra indicata |                 | Rivelatore ottico-termico di fumo con base (T)                       |                 |
| Quota relativa piano di calpestio                                   |                 | Rivelatore di gas GPL                                                |                 |



COMUNE DI ORISTANO  
Settore Lavori Pubblici e Manutenzione  
Piazza Eleonora - 09170 Oristano



Scuola dell'Infanzia via D'Annunzio - Oristano

PROGETTO DEFINITIVO-ESECUTIVO

|                                                                                                                               |                               |           |           |           |            |
|-------------------------------------------------------------------------------------------------------------------------------|-------------------------------|-----------|-----------|-----------|------------|
| 01                                                                                                                            | Progetto DEFINITIVO-ESECUTIVO | StudioZOC | StudioZOC | StudioZOC | 04/06/2021 |
| EM                                                                                                                            | Nome                          | COMPL.    | VERIFIC.  | APPROV.   | DATA       |
|                                                                                                                               |                               | Draw up   | Check     | Approv.   | Date       |
| CODICE IDENTIFICAZIONE                                                                                                        |                               |           |           |           |            |
| 20209001                                                                                                                      |                               |           |           |           |            |
| 001                                                                                                                           |                               |           |           |           |            |
| 06                                                                                                                            |                               |           |           |           |            |
| TITOLO - Title                                                                                                                |                               |           |           |           |            |
| SCUOLA MATERNA VIALE DIAZ                                                                                                     |                               |           |           |           |            |
| CODICE ARES 0950380006 - CUP H15B19001920002                                                                                  |                               |           |           |           |            |
| Lavori di manutenzione straordinaria, messa in sicurezza e adeguamento alle norme dell'edificio scolastico sito in viale Diaz |                               |           |           |           |            |
| TAVOLA - Board                                                                                                                |                               |           |           |           |            |
| PIANO PRIMO/SEZIONI: INTERVENTI                                                                                               |                               |           |           |           |            |
| DATA - Date                                                                                                                   |                               |           |           |           |            |
| 04/06/2021                                                                                                                    |                               |           |           |           |            |
| SCALA GRAFICA - Graphic scale                                                                                                 |                               |           |           |           |            |
| varie                                                                                                                         |                               |           |           |           |            |
| Comune - City                                                                                                                 |                               |           |           |           |            |
| ORISTANO                                                                                                                      |                               |           |           |           |            |
| Indirizzo - Address                                                                                                           |                               |           |           |           |            |
| Via G. D'Annunzio                                                                                                             |                               |           |           |           |            |
| Riferimento - Client ref.                                                                                                     |                               |           |           |           |            |
| COMUNE DI ORISTANO                                                                                                            |                               |           |           |           |            |