


**PIANTA PIANO RIALZATO/TERRA**  
**STATO ATTUALE**  
 scala 1:100

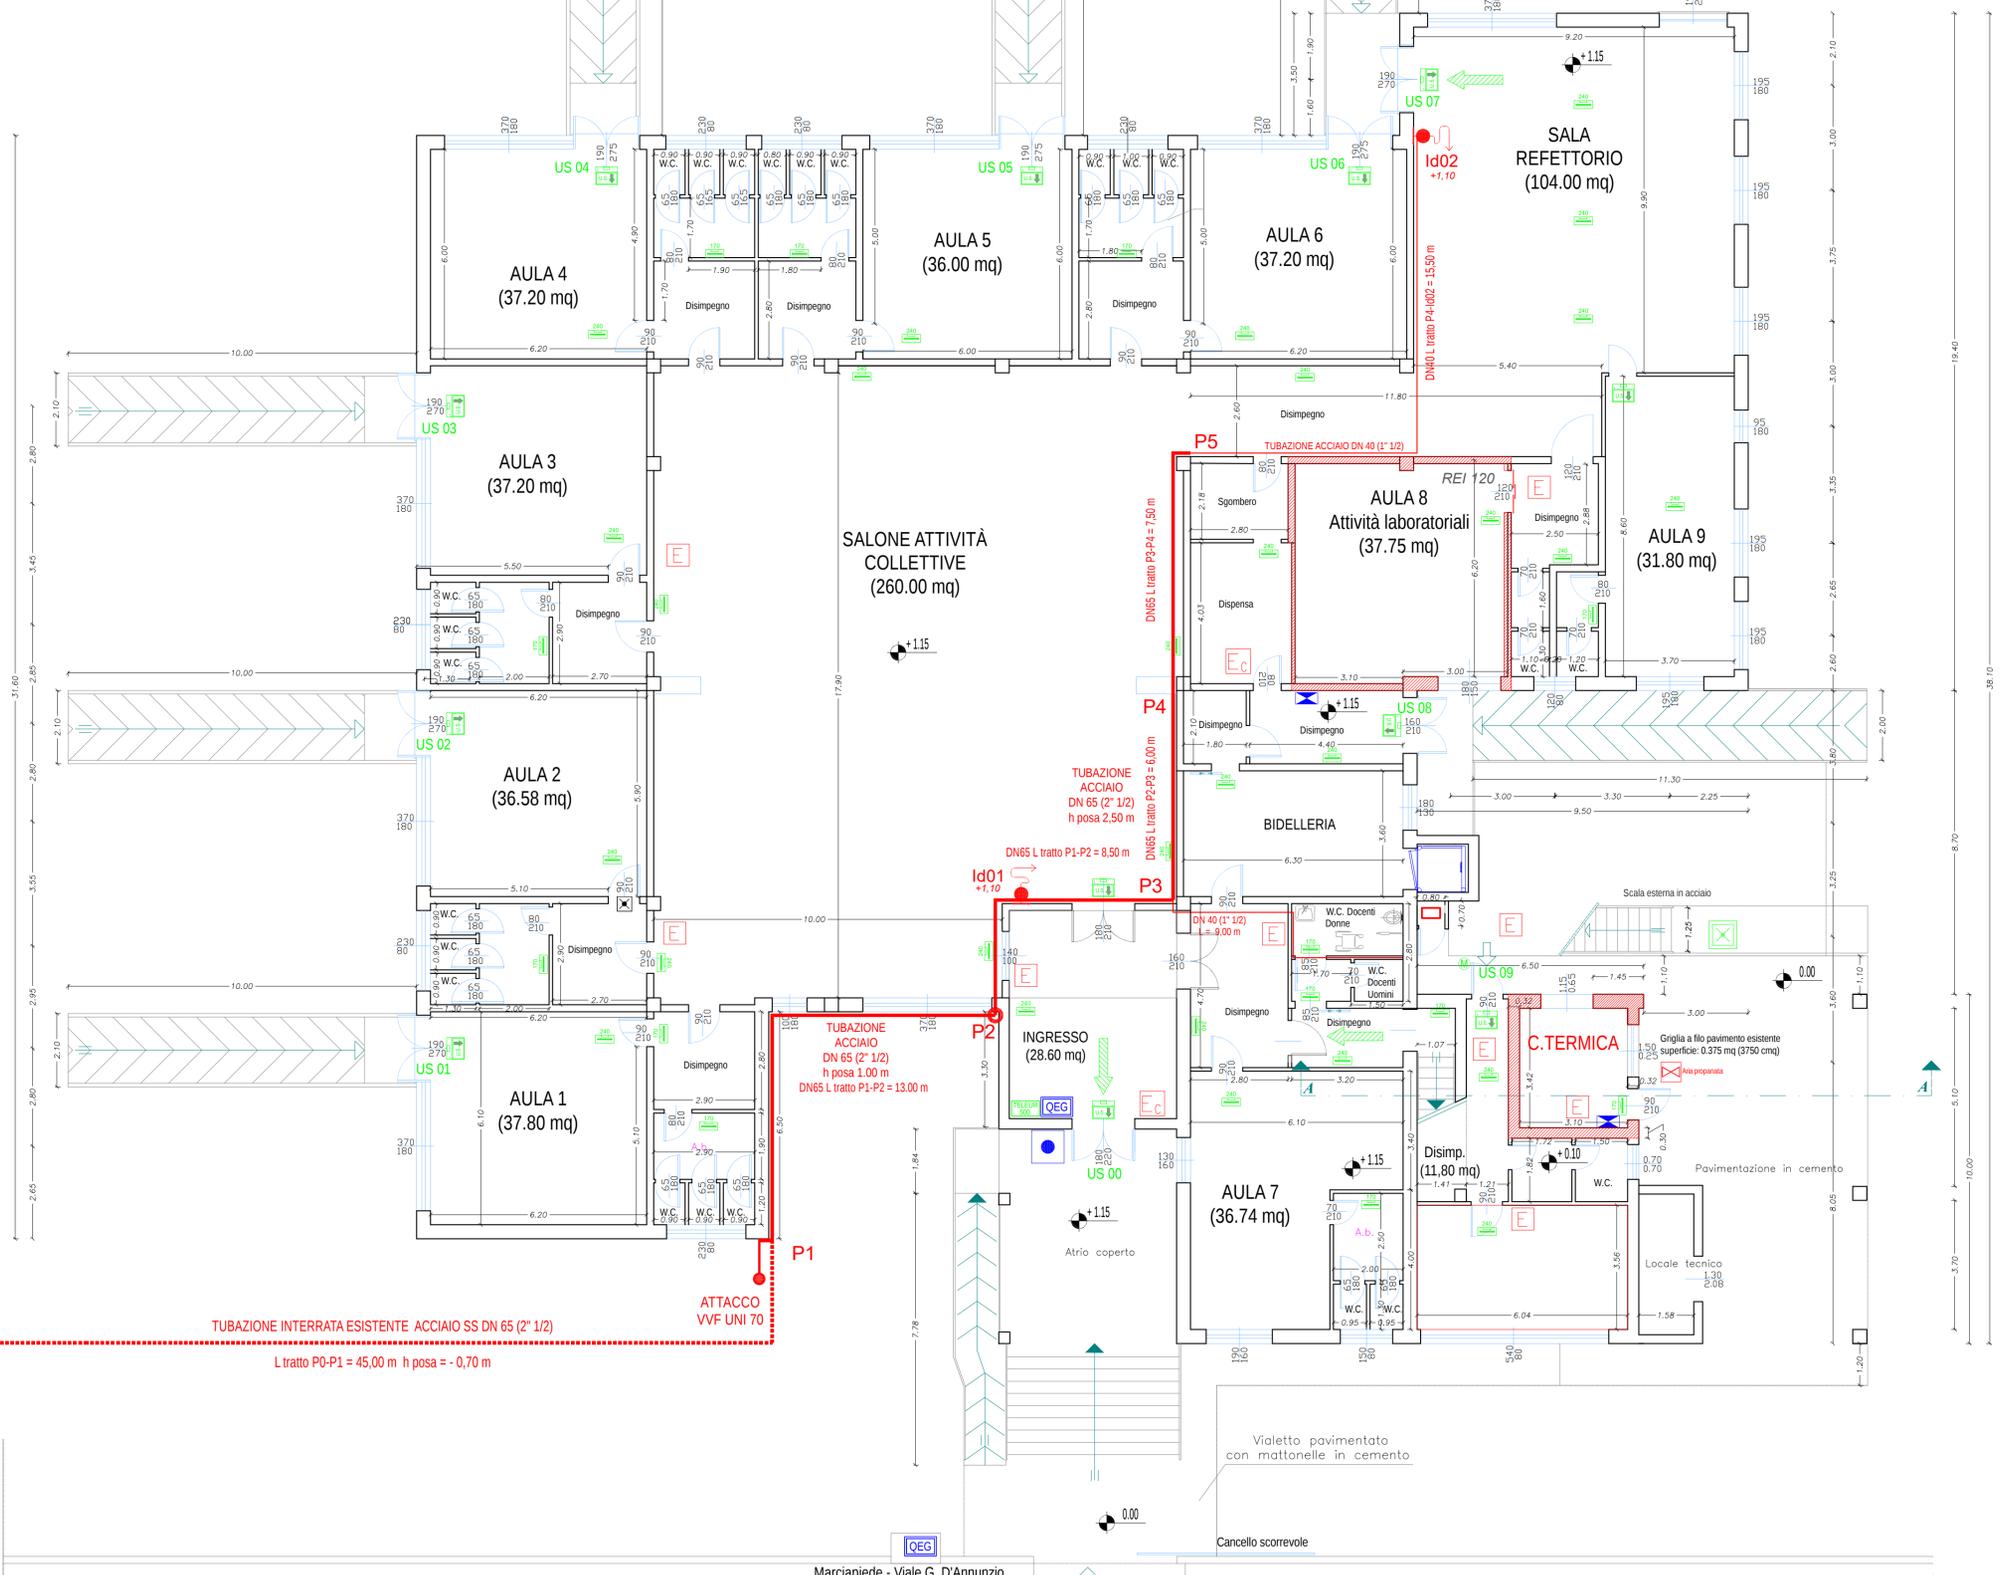

- LISTA LAVORAZIONI**
- D.M. 26/08/1992 (Punto 3.1) Adeguamento rivestimenti e pavimentazioni lungo le vie di esodo per reazione al fuoco dei materiali.
  - D.M. 26/08/1992 (Punto 4.1) Adeguamento scala di sicurezza esterna.
  - D.M. 26/08/1992 (Punto 5) Adeguamento infissi lungo vie di esodo ed uscite di emergenza.
  - D.M. 26/08/1992 (Punto 6.2) Adeguamento spazi per depositi.
  - D.M. 26/08/1992 (Punto 7) Adeguamento impianti elettrici.
  - D.M. 26/08/1992 (Punto 9.1) Adeguamento Impianto idrico antincendio, manutenzione gruppo di pressurizzazione e riserva idrica antincendio.
  - D.M. 26/08/1992 (Punto 9.3) Realizzazione di nuovo impianto di rivelazione ed allarme incendio.
  - D. Lgs. 81/2008 (Titolo V) Fornitura ed installazione di segnaletica di sicurezza integrativa interna ed esterna.
  - Adeguamento vano di corsa e locale macchinario dell'impianto elevatore.
  - Altri interventi di ripristino ed adeguamento edilizio.
  - Posa di recinzioni in legno nel giardino scolastico.

Legenda simboli			
Descrizione	Simbolo grafico	Descrizione	Simbolo grafico
Vie di uscita: Percorso di uscita orizzontale		Estintore portatile a polvere chimica 6 kg (ABC)	
Vie di uscita: Percorso di uscita verso l'alto		Estintore portatile a CO2 5 kg (BC)	
Vie di uscita: Percorso di uscita verso il basso		Estintore automatico sospeso 6 kg polvere (ABC)	
Uscita di sicurezza - (n° moduli) US-xy (x: piano, y: numero)		Gruppo pressurizzazione idrico antincendio UNI 9490/UNI 12845	
Illuminazione di emergenza lampade autoalimentate - installate		Kitirane DN45 a muro - tubazione flessibile 25 m - lancia tre effetti	
Illuminazione di emergenza lampade autoalimentate - in progetto		Atacco di mandata UNI 70 Singolo per autospuma V.V.F.	
Illuminazione di emergenza lampada interna		Colonna montante rete idrica antincendi	
Illuminazione di emergenza lampada esterna IP65		INaspo DN25 a muro - tubazione flessibile 25 m - lancia tre effetti	
Illuminazione di emergenza segnale direzione		Valvola di intercettazione del combustibile (gas)	
Illuminazione di emergenza uscita di sicurezza		Pulsante a riarmo manuale impianto di allarme antincendio	
Telecomando inibitore illuminazione di emergenza - TELEUR 500		Sirena esterna impianto di allarme antincendio	
Cassetta pronto soccorso conforme DM 388/2003		Pannello ottico-acustico con scritta "ALLARME INCENDIO"	
Quadro elettrico generale		Centrale di controllo sistema di evacuazione sonora (EVAC)	
Quadro elettrico di zonapiano		Altoparlante impianto di diffusione sonora	
Comando di sgancio a distanza dell'impianto elettrico		Centrale di controllo impianto di rivelazione fumo e allarme a.i.	
Porta resistente al fuoco con fermo elettromagnetico (M)		Rivelatore intelligente foto-ottico di fumo (F)	
Strutture separanti con caratteristiche REI 60 o altra indicata		Rivelatore ottico-termico di fumo con base (T)	
Quota relativa piano di calpestio		Rivelatore di gas GPL	

**COMUNE DI ORISTANO**  
 Settore Lavori Pubblici e Manutenzione  
 Piazza Eleonora - 09170 Oristano



Scuola dell'Infanzia via D'Annunzio - Oristano

PROGETTO DEFINITIVO-ESECUTIVO

01	Progetto DEFINITIVO-ESECUTIVO	StudioZOC	StudioZOC	StudioZOC	04/06/2021
EM.	DESCRIZIONE - Description	COMPL.	VERIFIC.	APPROV.	DATA
Rev.	Draw up	Draw up	Draw up	Draw up	Date
Studio Tecnico di Ingegneria PIAZZA ELEONORA, 10 - 09170 ORISTANO (OR) - ITALIA TEL. +39 0783 209111 - FAX. +39 0783 209112 STUDIO@STUDIO.IT - WWW.STUDIO.IT QUESTO DOCUMENTO NON DEVE ESSERE UTILIZZATO IN ALCUN ALTRO SENSO SENZA IL CONSENSO PRELIMINARE DELLO STUDIO TECNICO DI INGEGNERIA.		Ing. Designer STUDIO TECNICO DI INGEGNERIA		CODICE IDENTIFICAZIONE IDENTIFICAZIONE COMM. JOB C T TAX N° 20209 --- 03	
TITOLO - Title <b>SCUOLA MATERNA VIALE DIAZ</b> CODICE ARES 0950380006 - CUP H15B19001920002		Comune - City ORISTANO		Provincia - County ORISTANO	
Lavori di manutenzione straordinaria, messa in sicurezza e adeguamento alle norme dell'edificio scolastico sito in viale Diaz		Indirizzo - Address Via G. D'Annunzio		RIF. CLIENTE - Client ref. COMUNE DI ORISTANO	
Titolo - Board PIANO RIALZATO/TERRA - ATTUALE		DATA - Date 04/06/2021		SCALA GRAFICA - Graphic scale varie	