

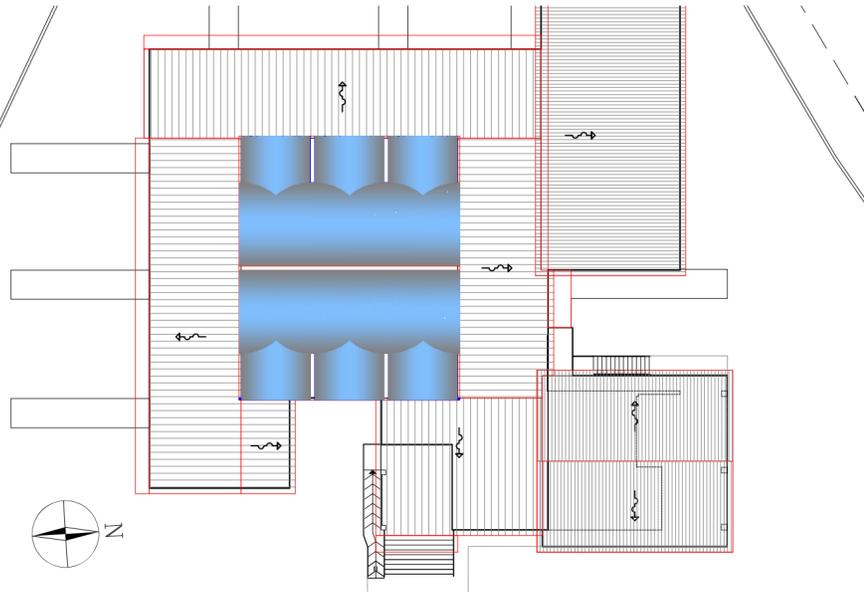


**SEZIONI**  
scala 1:200


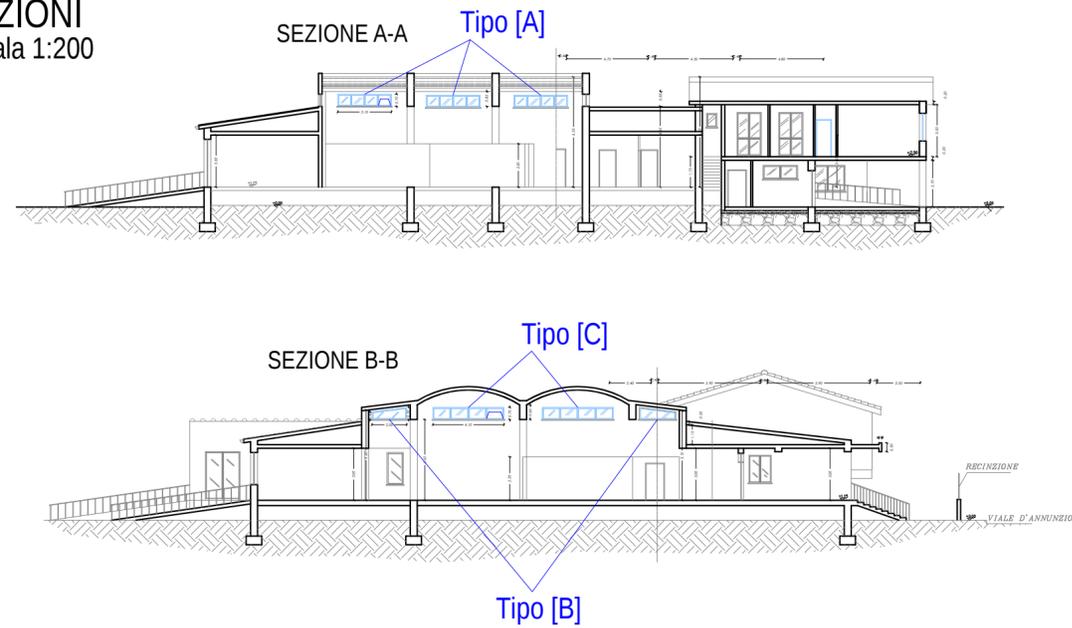


**INTERVENTI PREVISTI**

- Interventi di adeguamento alla normativa antincendio (2)**  
**Impianto idrico antincendio**  
 Ulteriori interventi di adeguamento normativo tubazioni di aspirazione (NP.001)(NP.002)(NP.003)(NP.004)
- Impianto elettrico e di illuminazione**  
 Manutenzione straordinaria delle plafoniere per l'illuminazione normale (NP.010)(NP.011)(NP.012)  
 Ulteriore pulsante di sgancio impianto elettrico (NP.020)  
 Posa di nuova linea per l'alimentazione delle lampade di emergenza esterne con interruttore astronomico (NP.021)(NP.022)(NP.023)  
 Nuova linea di alimentazione elettrica separata per il server della rete dati della scuola (NP.024)
- Altre opere di adeguamento finalizzate alla sicurezza antincendio**  
 Parapetto di protezione alla base della scala di sicurezza esterna (NP.040)(NP.041)  
 Prova di reazione al fuoco della pavimentazione in materiale termoplastico (NP.050)  
 Sistemazione del radiatore presso la porta interna P4 (NP.080)
- Interventi di adeguamento igienico-sanitari (3)**  
**Impianto di raccolta acque bianche**  
 Miglioramento del sistema di raccolta delle acque meteoriche (NP.030)(NP.031)(NP.032)(NP.033)(NP.034)(NP.035)
- Interventi di miglioramento dell'efficienza energetica (5)**  
**Infissi esterni**  
 Sostituzione infissi superiori salone - padiglione centrale (NP.060) (I.001)
- Altre tipologie di intervento (6)**  
 Verifica e manutenzione parete mobile salone (NP.070)  
 Piccoli ripristini manutenzioni e riparazioni edilizie (NP.999)

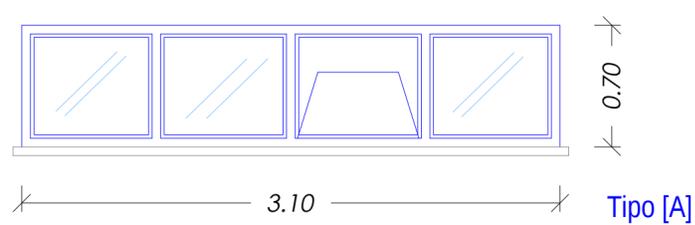

**INFISSI lati est-ovest**  
scala 1:20

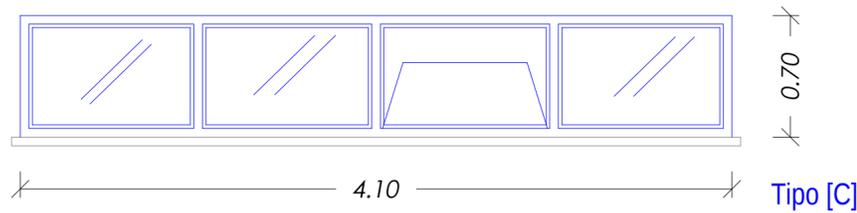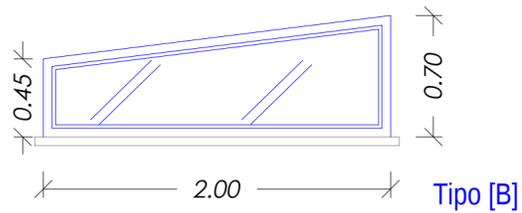

**INFISSI lati nord-sud**  
scala 1:20

**Lavorazioni**

- [NP.060] Rimozione infisso esistente
- [I.001] Nuovo infisso
  - con riquadro apribile a vasistas, compreso comando a distanza a corda e zanzariera esterna [tipo A-C]
  - fisso [tipo B]



Esempio di comando a distanza a corda [infissi tipo A-C]

**COMUNE DI ORISTANO**  
 Settore Lavori Pubblici e Manutenzione  
 Piazza Eleonora - 09170 Oristano

Scuola dell'Infanzia via D'Annunzio - Oristano

PERIZIA SUPPLETTIVA E DI VARIANTE

02	PERIZIA SUPPLETTIVA E DI VARIANTE	StudioZOC	StudioZOC	StudioZOC	16/05/2022
01	Progetto DEFINITIVO-ESECUTIVO	StudioZOC	StudioZOC	StudioZOC	04/06/2021
EM	DESCRIZIONE - Description	COMPL. Drawings	VERIFIC. Check	APPROV. Approv.	DATA Date
		Il progettista - Designer		CODICE IDENTIFICAZIONE Identification code	
		COMM. - Job		C I T Tav. N°	
		2 0 2 0 9		0 2	
		EM		0 0 2	
		ORISTANO		ORISTANO	
TITOLO - Title		Comune - City		Provincia - County	
SCUOLA MATERNA VIALE DIAZ		ORISTANO		ORISTANO	
CODICE ARES 0950380006 - CUP H15B19001920002		Indirizzo - Address		Via G. D'Annunzio	
Lavori di manutenzione straordinaria, messa in sicurezza e adeguamento alle norme dell'edificio scolastico sito in viale Diaz		RIF. CLIENTE - Client ref.		COMUNE DI ORISTANO	
Tenda - Sheet		DATA - Date		SCALA GRAFICA - Graphic scale	
PARTICOLARI INFISSI		16/05/2022		varie	