



LEGENDA simboli grafici	
	Idrante UNI 45 di Nuova Installazione
	Idrante UNI 45 Esistente
	Gruppo Attacco Motopompa UNI 70
	Tubo PEAD Ø 75 Nuova Installazione
	Tubo Acciaio Zincato Ø 2"1/2 Esistente
	Tubo Acciaio Zincato Ø 2"1/2 Nuova Installazione
	Tubo Acciaio Zincato Ø 2" Esistente
	Tubo Acciaio Zincato Ø 2" Nuova Installazione
	Tubo Acciaio Zincato Ø 1"1/2 Esistente
	Colonna Acciaio Zincato Ø 2"1/2 Nuova Installaz.
	Colonna Acciaio Zincato Ø 2" Nuova Installazione
	Colonna Acciaio Zincato Ø 2" Esistente
	Colonna Acciaio Zincato Ø 2" Esistente
	Gruppo di Pressurizzazione Antincendio

PLANIMETRIA GENERALE ANTINCENDIO - scala 1:200

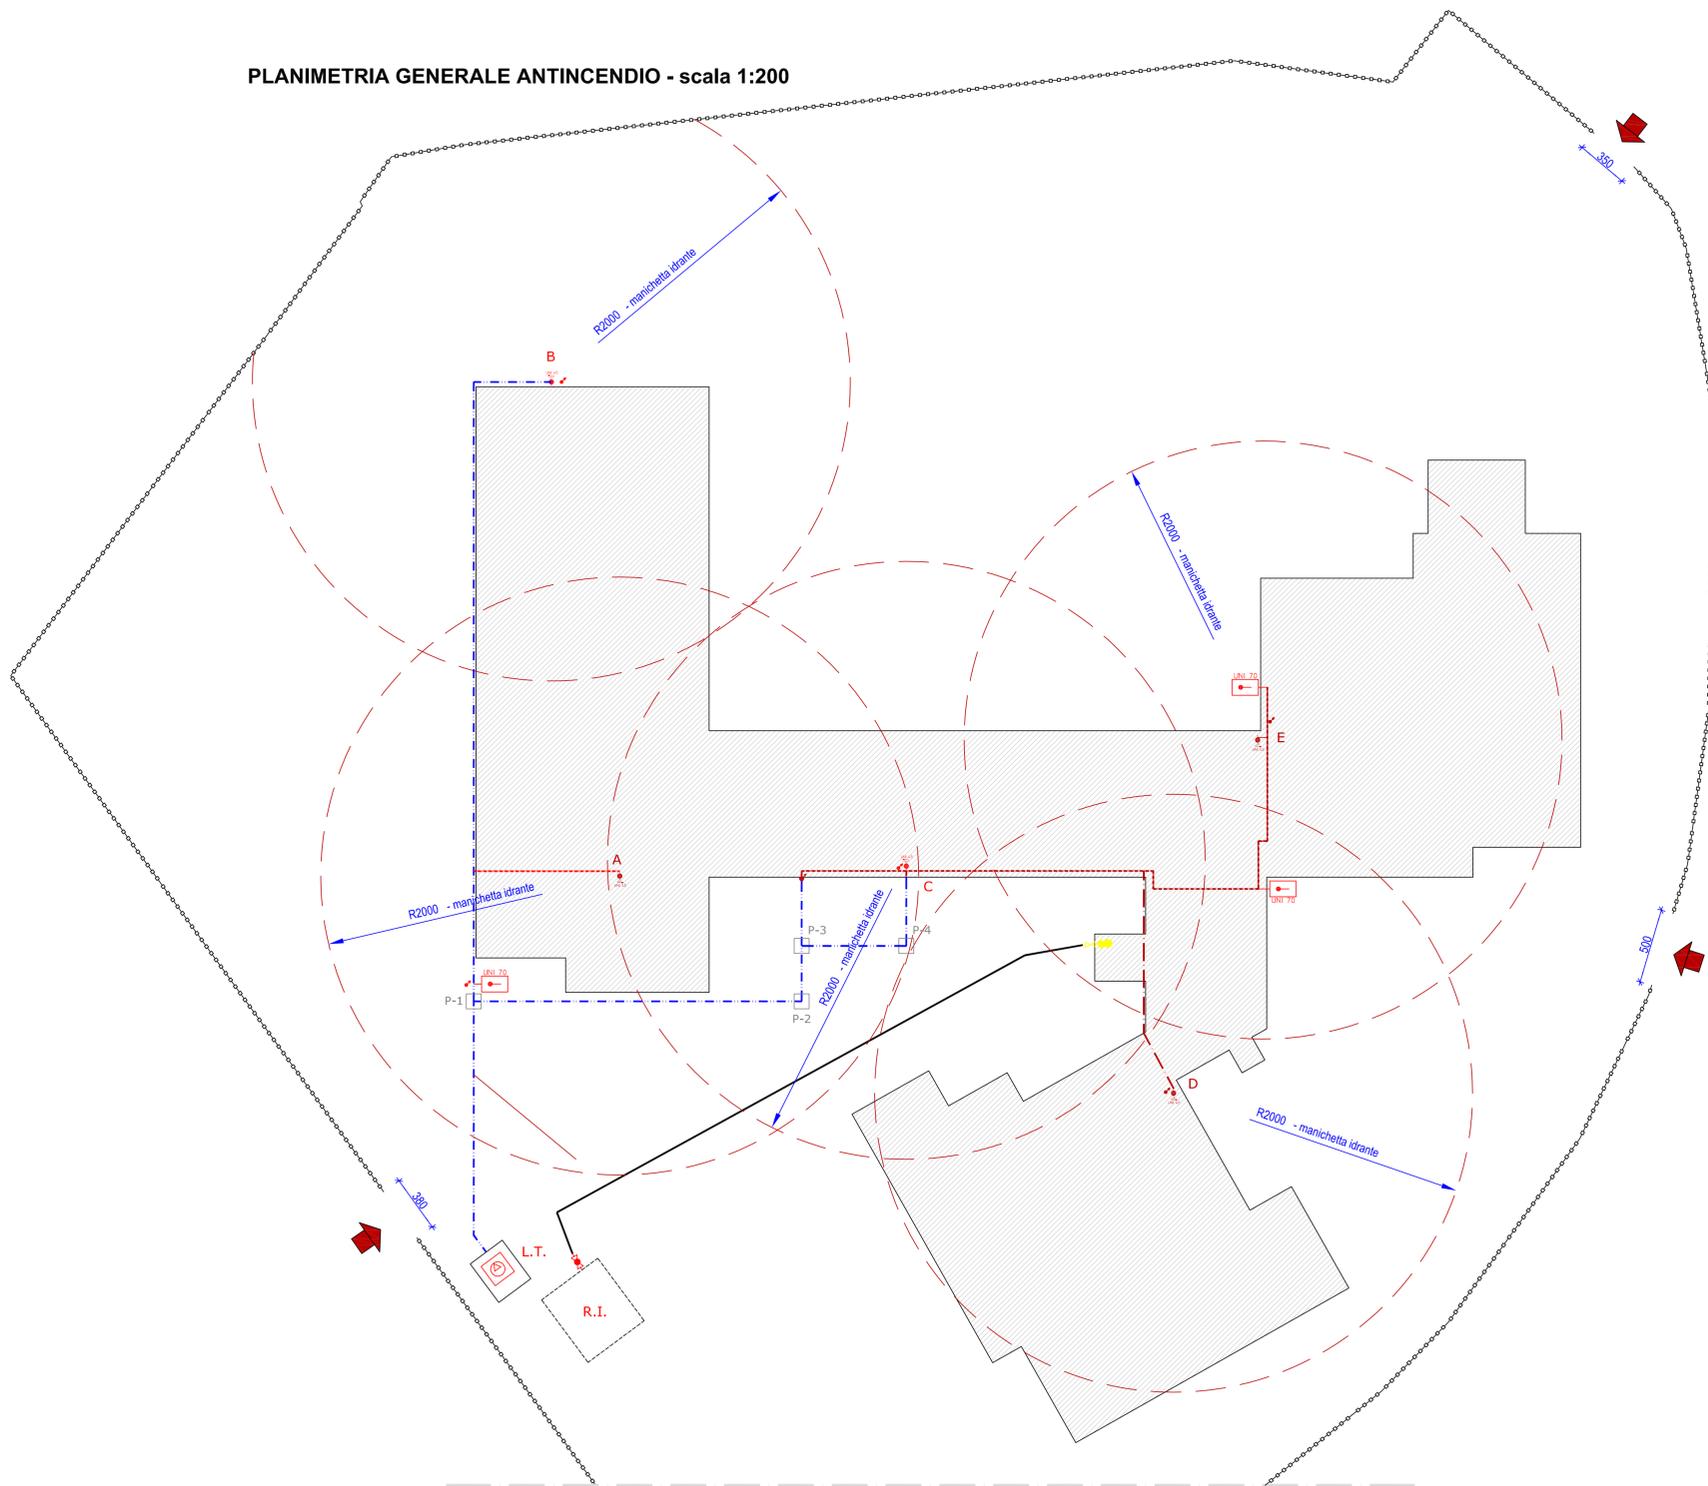

SCHEMA A BLOCCHI DELL'IMPIANTO IDRICO ANTINCENDIO - fuori scala

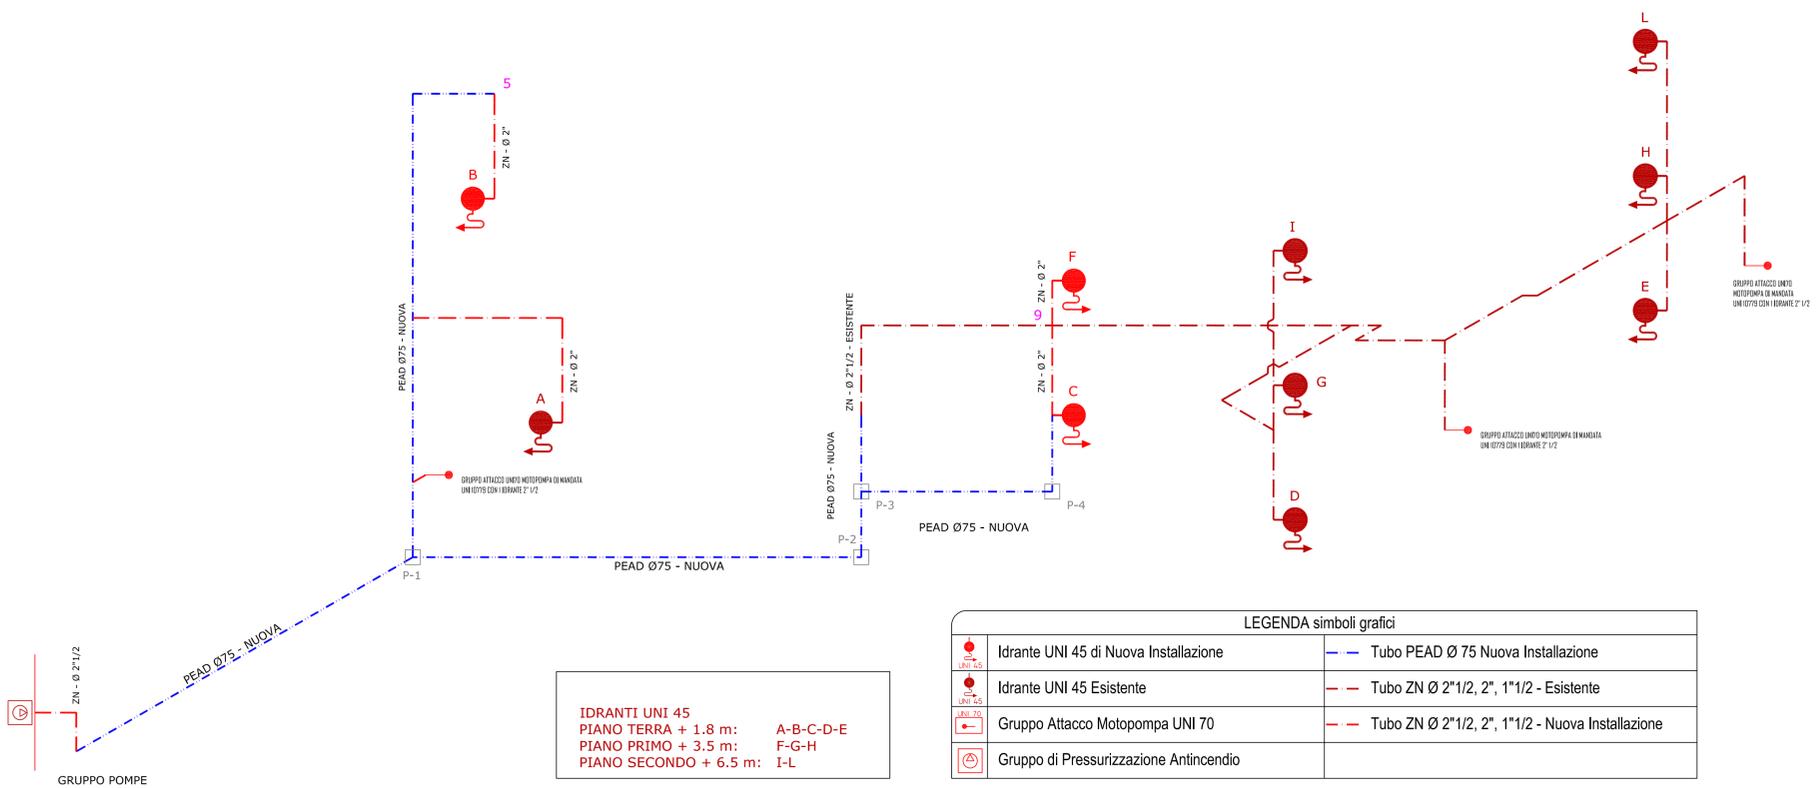

LEGENDA simboli grafici	
	Idrante UNI 45 di Nuova Installazione
	Idrante UNI 45 Esistente
	Gruppo Attacco Motopompa UNI 70
	Gruppo di Pressurizzazione Antincendio
	Tubo PEAD Ø 75 Nuova Installazione
	Tubo ZN Ø 2"1/2, 2", 1"1/2 - Esistente
	Tubo ZN Ø 2"1/2, 2", 1"1/2 - Nuova Installazione

IDRANTI UNI 45
 PIANO TERRA + 1.8 m: A-B-C-D-E
 PIANO PRIMO + 3.5 m: F-G-H
 PIANO SECONDO + 6.5 m: I-L



COMUNE DI ORISTANO
SETTORE LAVORI PUBBLICI E MANUTENZIONI

REGIONE AUTONOMA DELLA SARDEGNA
DIREZIONE GENERALE DELLA PUBBLICA ISTRUZIONE
 SERVIZIO ISTRUZIONE E SUPPORTI DIREZIONALI
 "Piano Straordinario di edilizia scolastica Iscol@ - Asse II,
 Annualità 2017 - FSC 2014-2020 - DGR 22/47 del 03/05/2017"
 finanziamento € 380.000,00

SCUOLA SECONDARIA VIA DIAZ
 CODICE ARES OR000131 - CUP H14H17001770002
 Dotazioni tecniche e tecnologiche strutture scolastiche (arredi con
 caratteristiche tecnologiche e alta sostenibilità).
 Potenziamento spazi extrascolastici (laboratori, aree sportive, etc.)

PERIZIA SUPPLETIVA E DI VARIANTE

Planimetria e schemi antincendio

ALLEGATO 02
DATA: FEBBRAIO 2021

IL R.T.I.:
 PEDDIO SEBASTIANO
 COSTRUZIONI S.R.L. e
 DUEFFE S.R.L.
 Sig. Sebastiano Peddio

IL DIRETTORE DEI LAVORI:
 Dott. Ing. Stefano Lochi

IL R.U.P.:
 Dott. Ing. Alberto Soddu