

COMUNE DI ORISTANO

Provincia di Oristano



AREA TECNICA - SETTORE LAVORI PUBBLICI

PERIZIA SUPPLETIVA E DI VARIANTE

REGIONE AUTONOMA DELLA SARDEGNA
DIREZIONE GENERALE DELLA PUBBLICA ISTRUZIONE
SERVIZIO ISTRUZIONE E SUPPORTI DIREZIONALI
“Piano triennale di edilizia scolastica Iscol@ 2015-2017”- Asse II
Approvato con D.G.R. n. 20/07 del 29/04/2015
Integrato dalle DGR n. 46/15 del 22/09/2015 e n. 50/17 del 16/10/2015

INTERVENTI DI ADEGUAMENTO ANTINCENDIO
Scuola Primaria "Sacro Cuore" di Via Amsicora
ISTITUTO COMPRENSIVO N° 3 - VIA AMSICORA - 09170 ORISTANO

Elaborato:

8

Elaborati Grafici

Responsabile del Procedimento:

Ing. Alberto Soddu

Il Sindaco:

Ing. Andrea Lutzu

Il Direttore dei Lavori:


Ing. Giuseppe Pinna

Data

Febbraio 2022

PLANIMETRIA GENERALE DEL COMPLESSO SCOLASTICO

SCALA 1/500

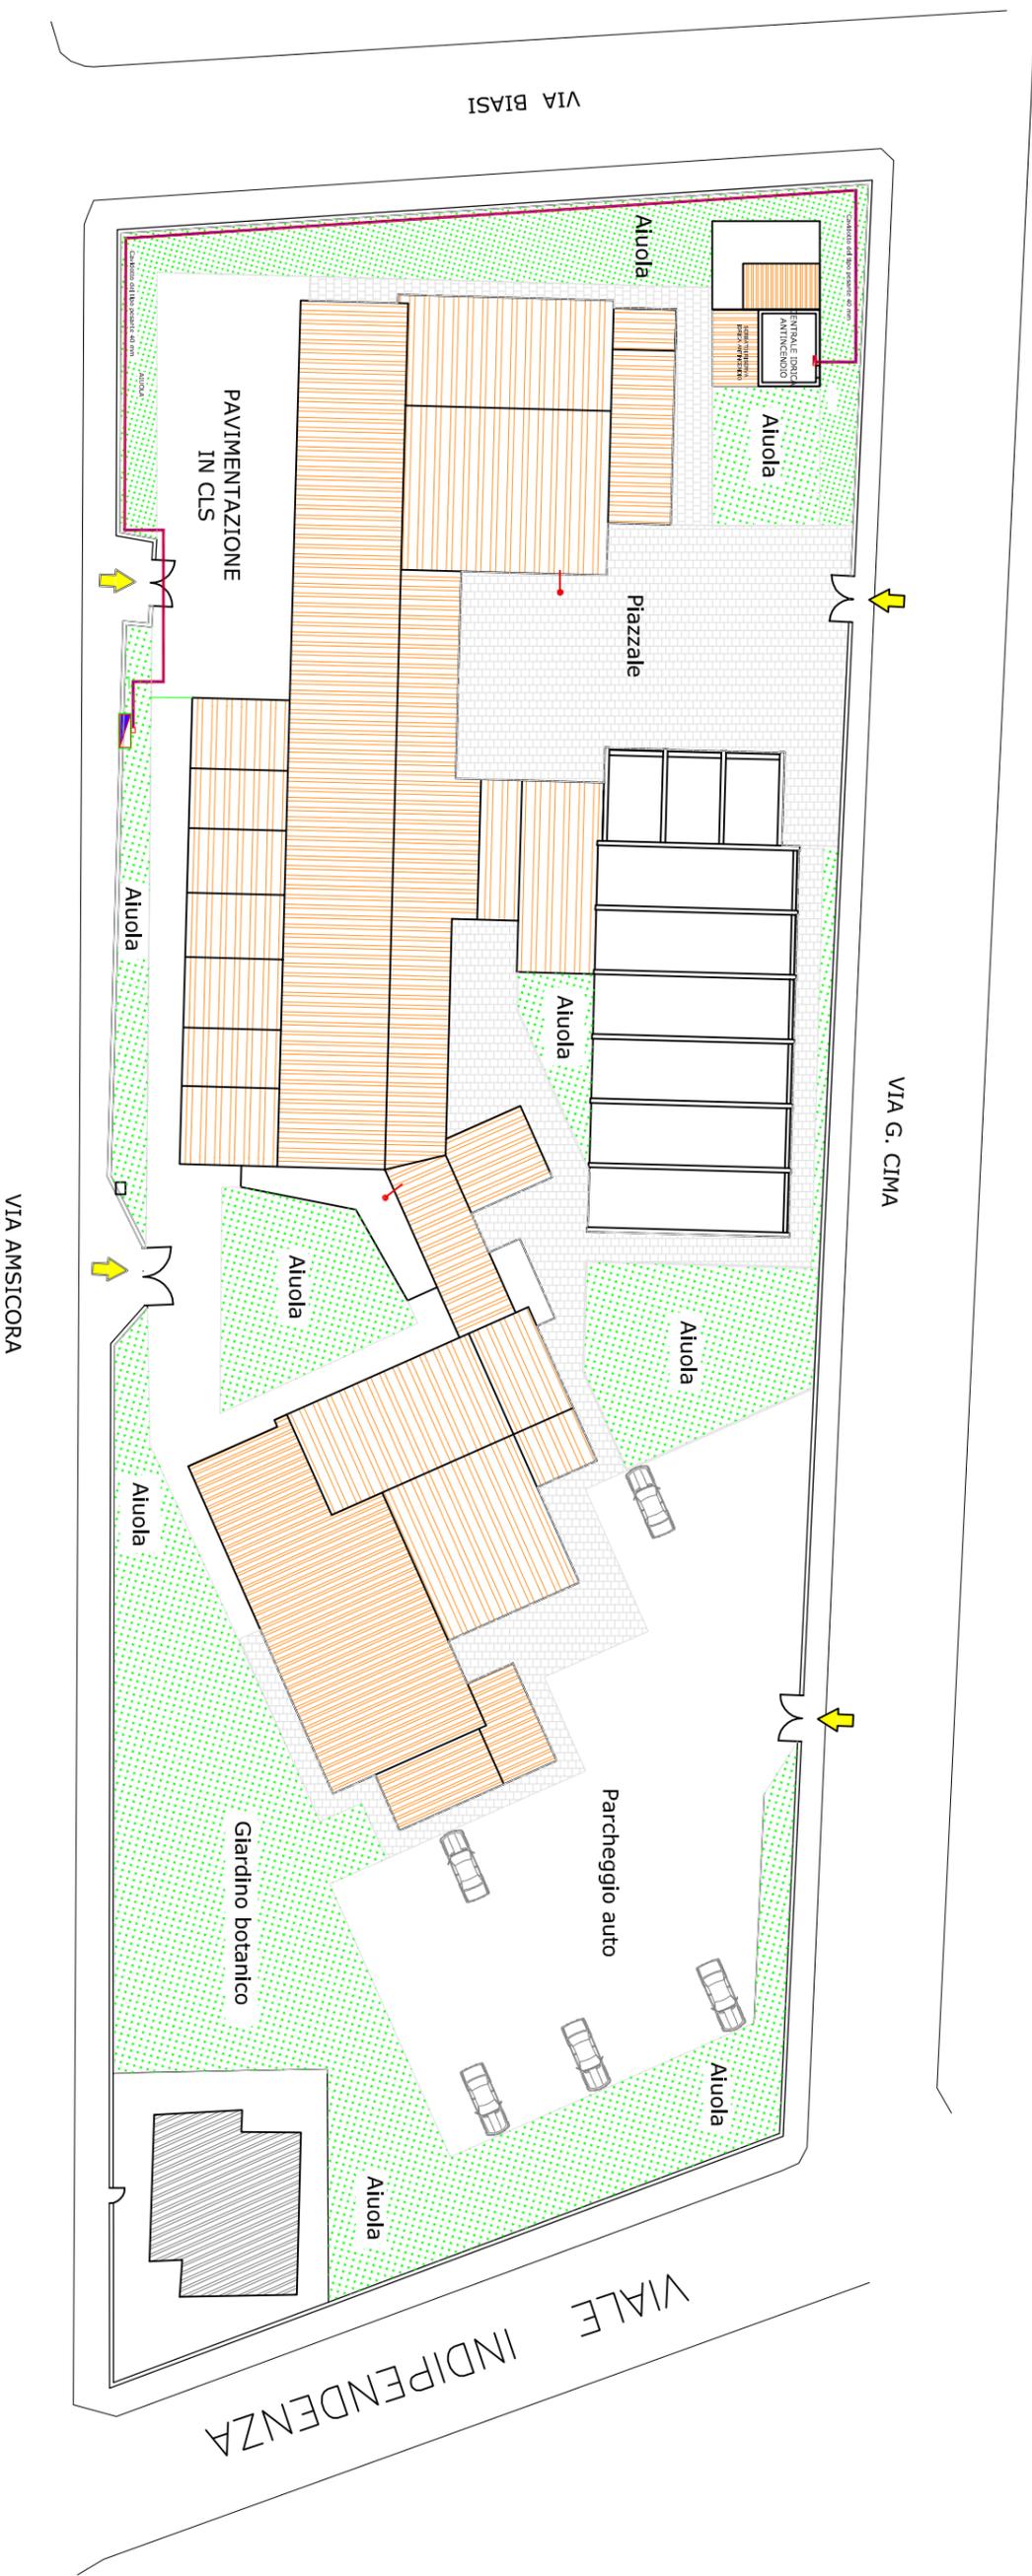


LEGENDA

	Cavidotto in pvc pesante da 40 mm
	Quadro Elettrico tipo stagno
	ATTACCO VVF UNI 70
	Vano contatori su via Amisicora

PLANIMETRIA ALIMENTAZIONE ELETTRICA CENTRALE ANTINCENDIO
SCALA 1/250

VIA G. CIMA

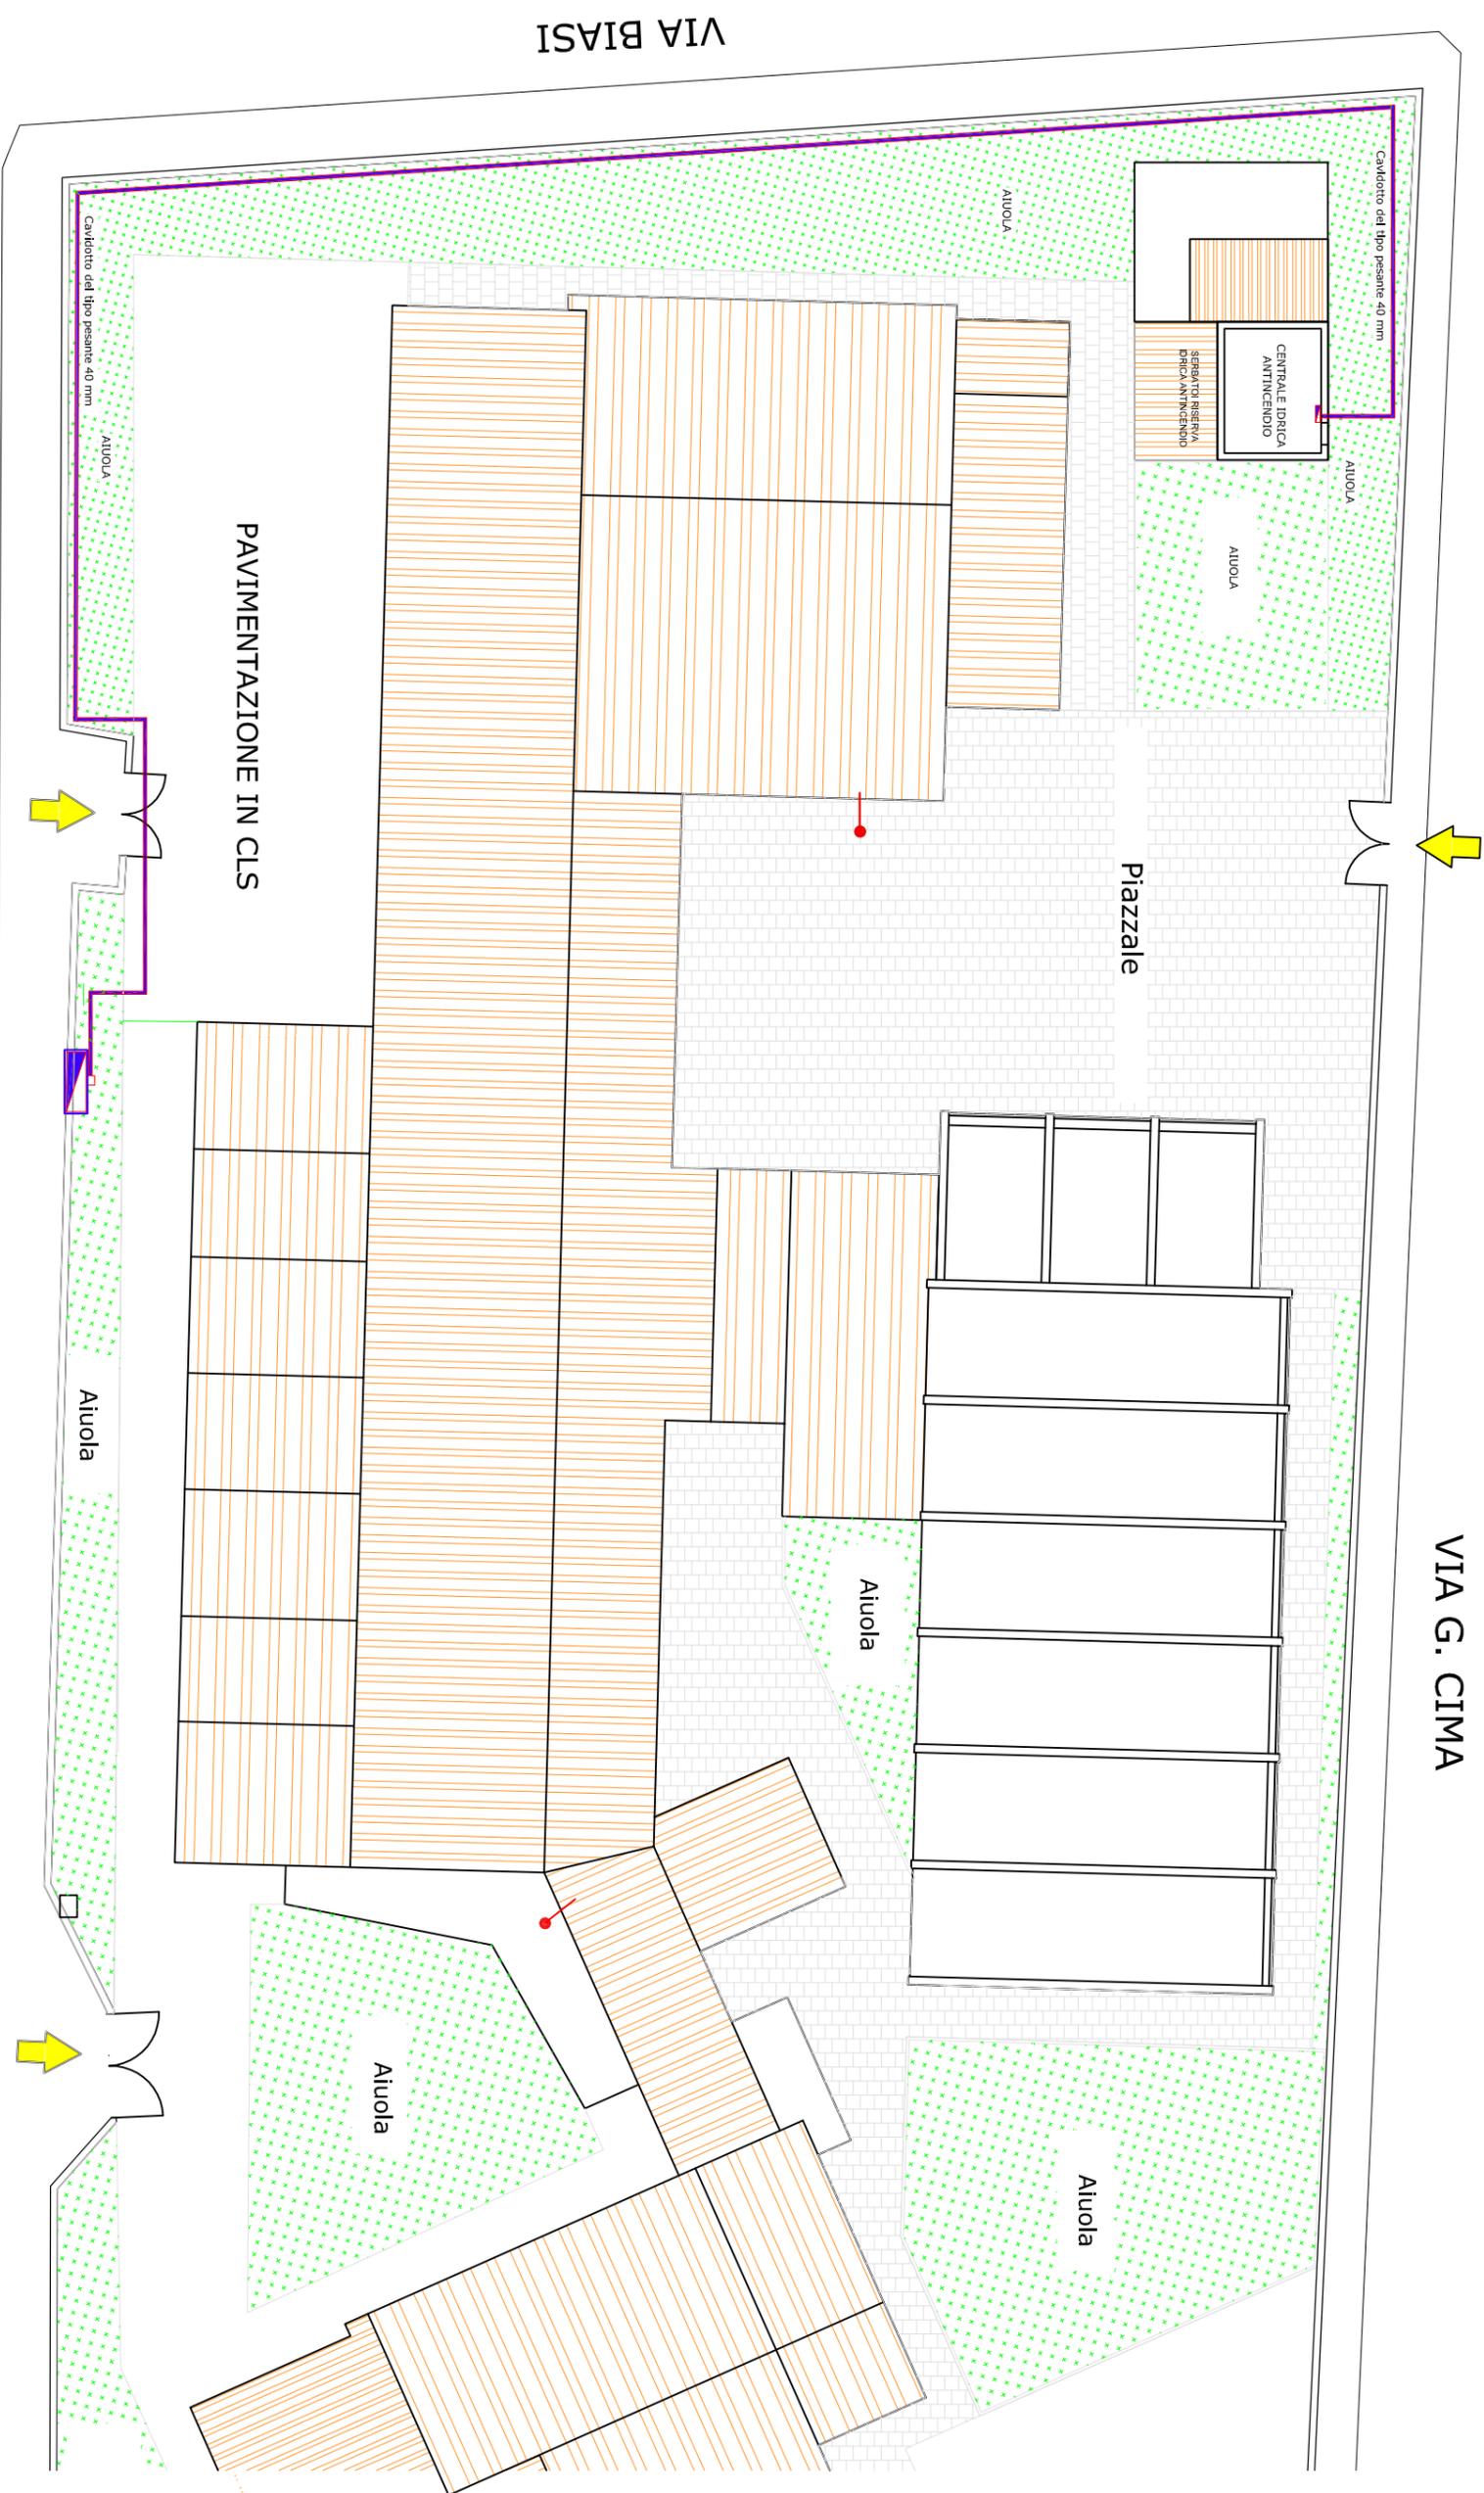


LEGENDA

	Cavidotto in pvc pesanti da 40 mm
	Quadro Elettrico tipo stagno
	ATTACCO VVF UNI 70
	Vano contatori su via Amisicora

VIA AMSICORA

PIANTA PIANO TERRA Sc. 1:100

centrale termica a gas

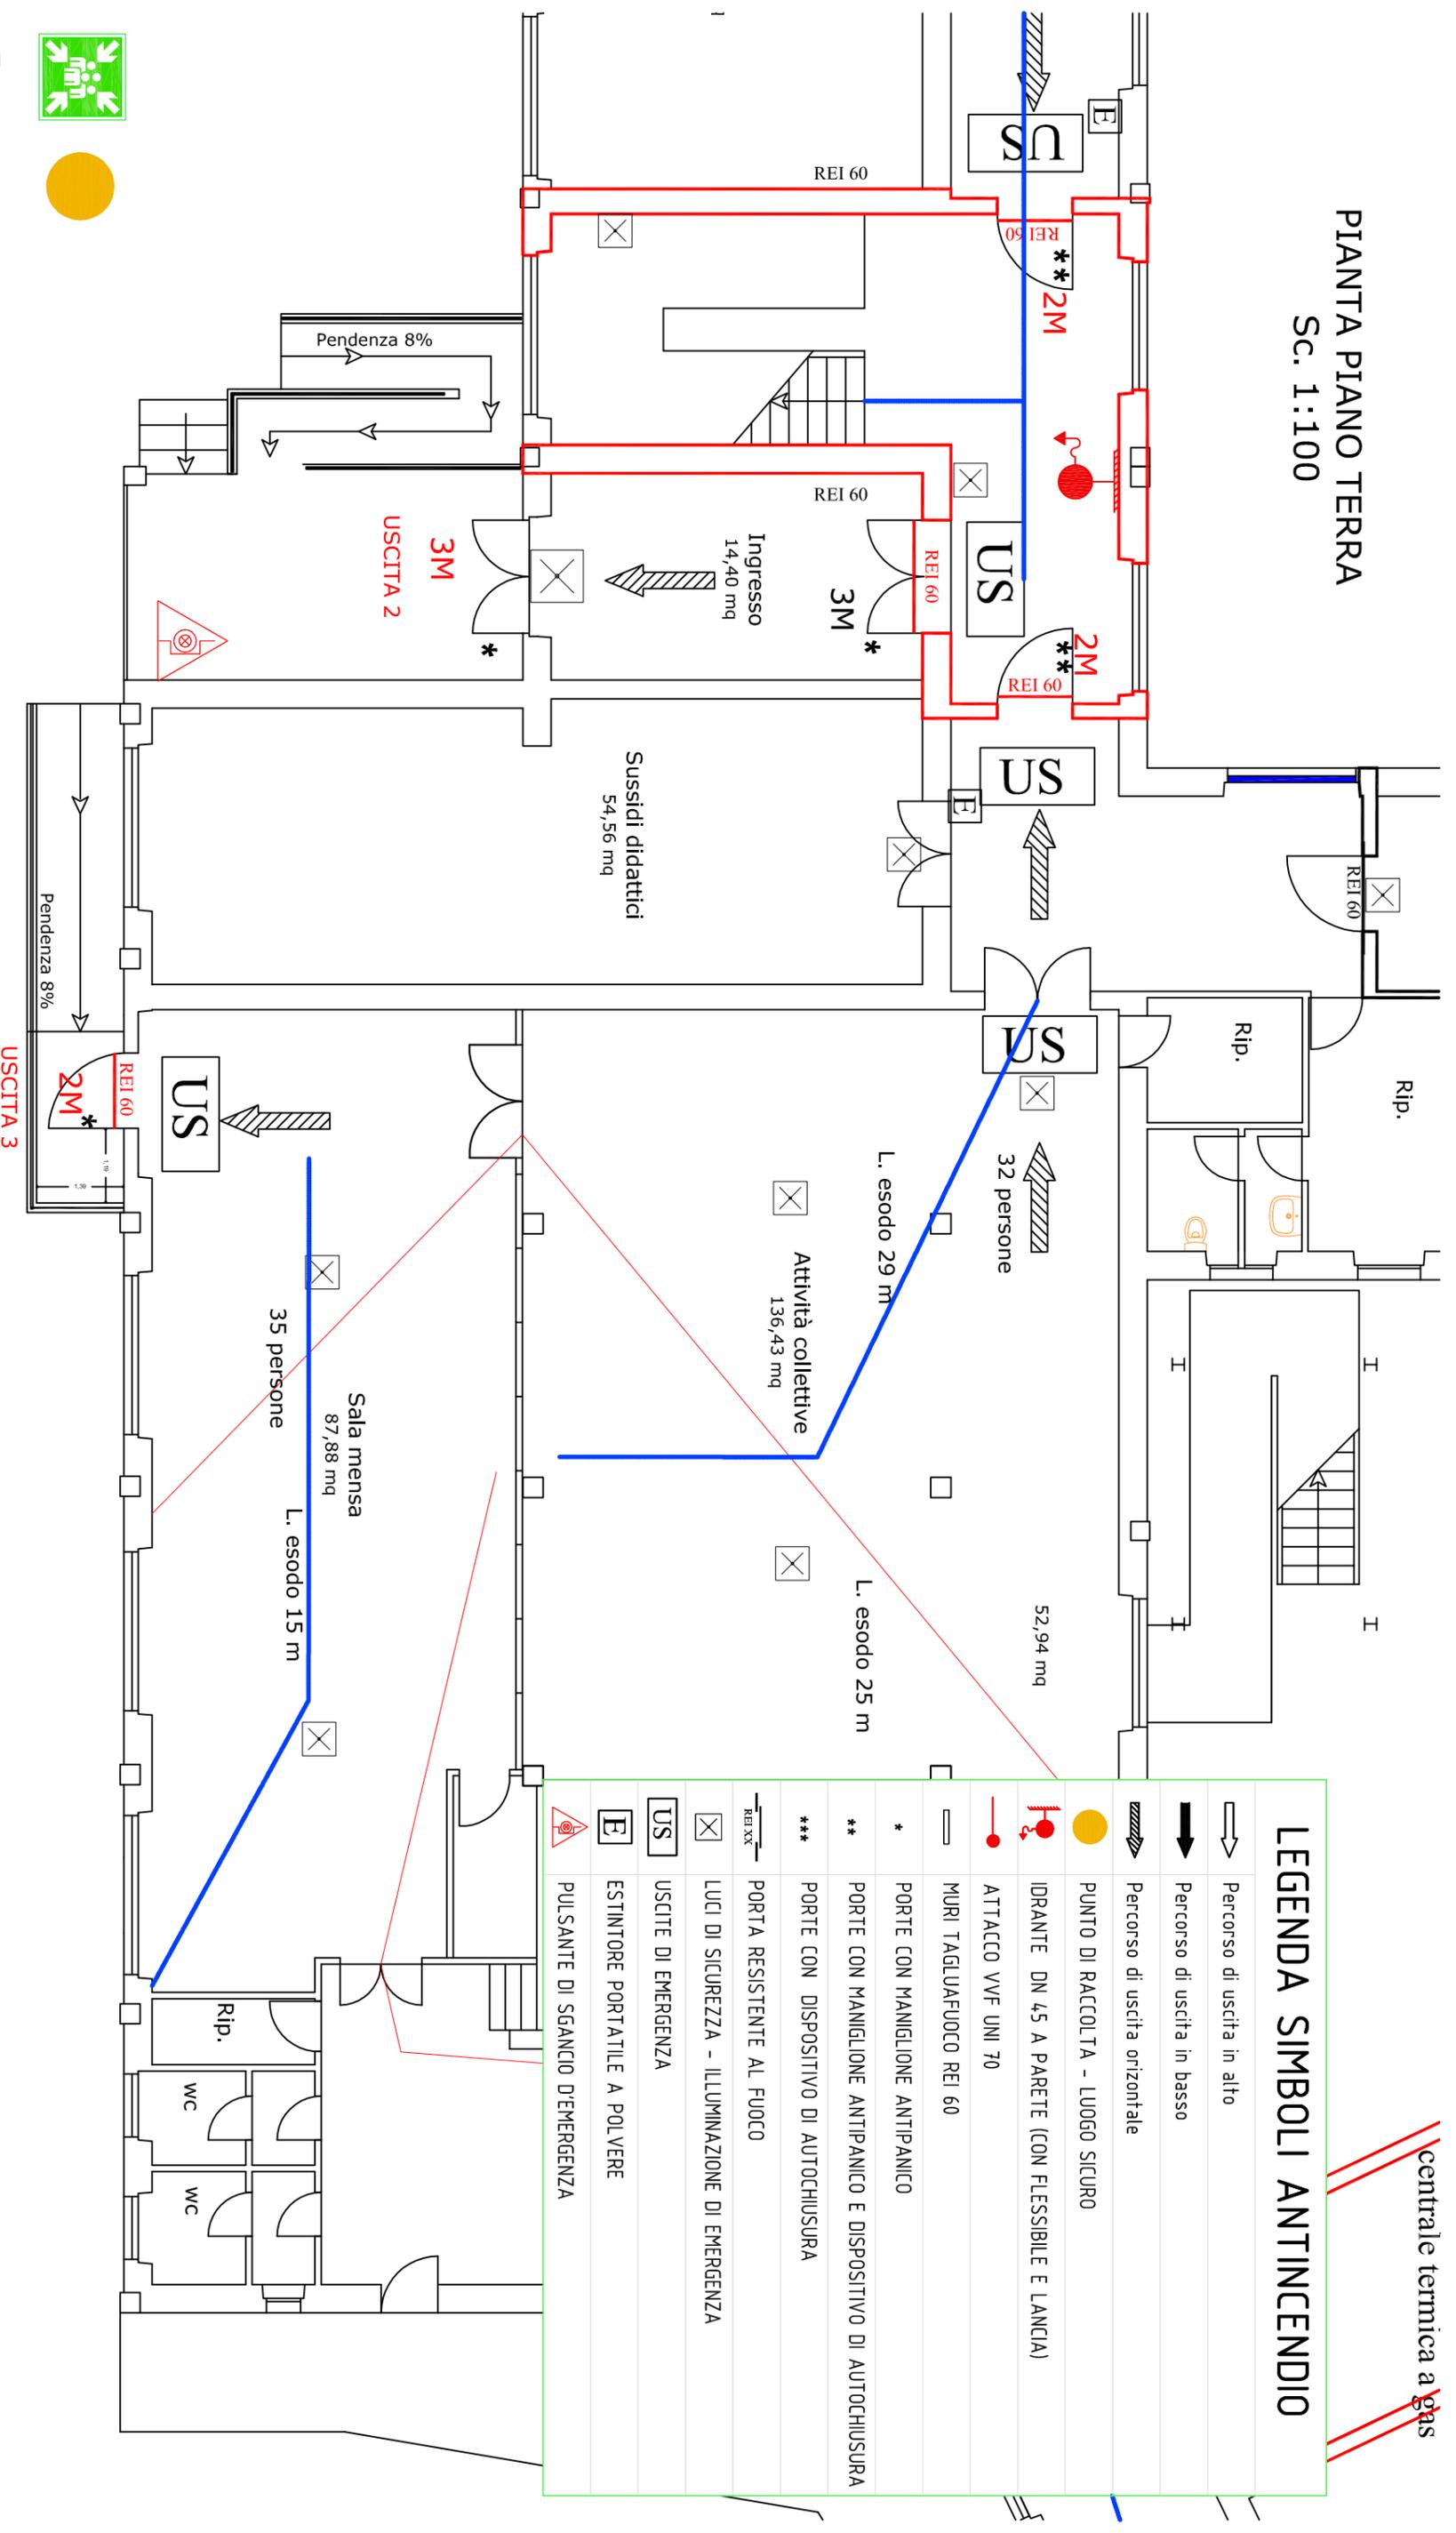

LEGENDA SIMBOLI ANTINCENDIO

	Percorso di uscita in alto
	Percorso di uscita in basso
	Percorso di uscita orizzontale
	PUNTO DI RACCOLTA - LUOGO SICURO
	IDRANTE DN 45 A PARETE (CON FLESSIBILE E LANCIA)
	ATTACCO VVF UNI 70
	MURI TAGLIAFUOCO REI 60
	PORTE CON MANIGLIONE ANTIPANICO
	PORTE CON MANIGLIONE ANTIPANICO E DISPOSITIVO DI AUTOCHIUSURA
	PORTE CON DISPOSITIVO DI AUTOCHIUSURA
	PORTA RESISTENTE AL FUOCO
	LUCI DI SICUREZZA - ILLUMINAZIONE DI EMERGENZA
	USCITE DI EMERGENZA
	ESTINTORE PORTATILE A POLVERE
	PULSANTE DI SGANCIO D'EMERGENZA

VIA AMSICORA