


LEGENDA

	PI- XX - POZZETTI PER IMPIANTO IDRICO (n.28) dim. 50x50 cm
	PA- XX - POZZETTI PER IMPIANTO ANTINCENDIO (n.17) dim. 50x50 cm
	PE- XX - POZZETTI PER IMPIANTO ELETTRICO (n.34) dim. 30x30 cm
	IS- XX - POZZETTI IDRANTI SOTTOSUOLO (n.3) dim. 32x42 cm

ABACO DEI CUNICOLI				
TIPO	SEZIONE	COPERTURA	UBICAZIONE	
	A 75 X H=40 75 X H=40	COPERURA CON SOLETTA	DORSALE SU PIAZZALE	
	B 30 X H=50 50 X H=50	BEOLE AMOVIBILI	BANCHINA DI RIVA - BANCHINA NORD	
	C 28 X H 18	BEOLE AMOVIBILI	PONTILI IN C.A. P.02-P.03-P.04-P.05-P.06-P.07	
	C1 30 X H=18 50 X H=18	BEOLE AMOVIBILI	PONTILE MEDIANO P.01	
	D 26 X H=20	WPC o LEGNO PREGIATO	PONTILI GALLEGGIANTI PG.A - PG.B - PG.C - PG.D	
	E 30 X H=30	BEOLE AMOVIBILI	BANCHINA BUNKER E BANCHINA CANTIERE NAVALE	
	E1 30 X H=30	COPERURA CON SOLETTA	PIAZZALE A RIDOSSO SCIVOLO ALAGGIO	

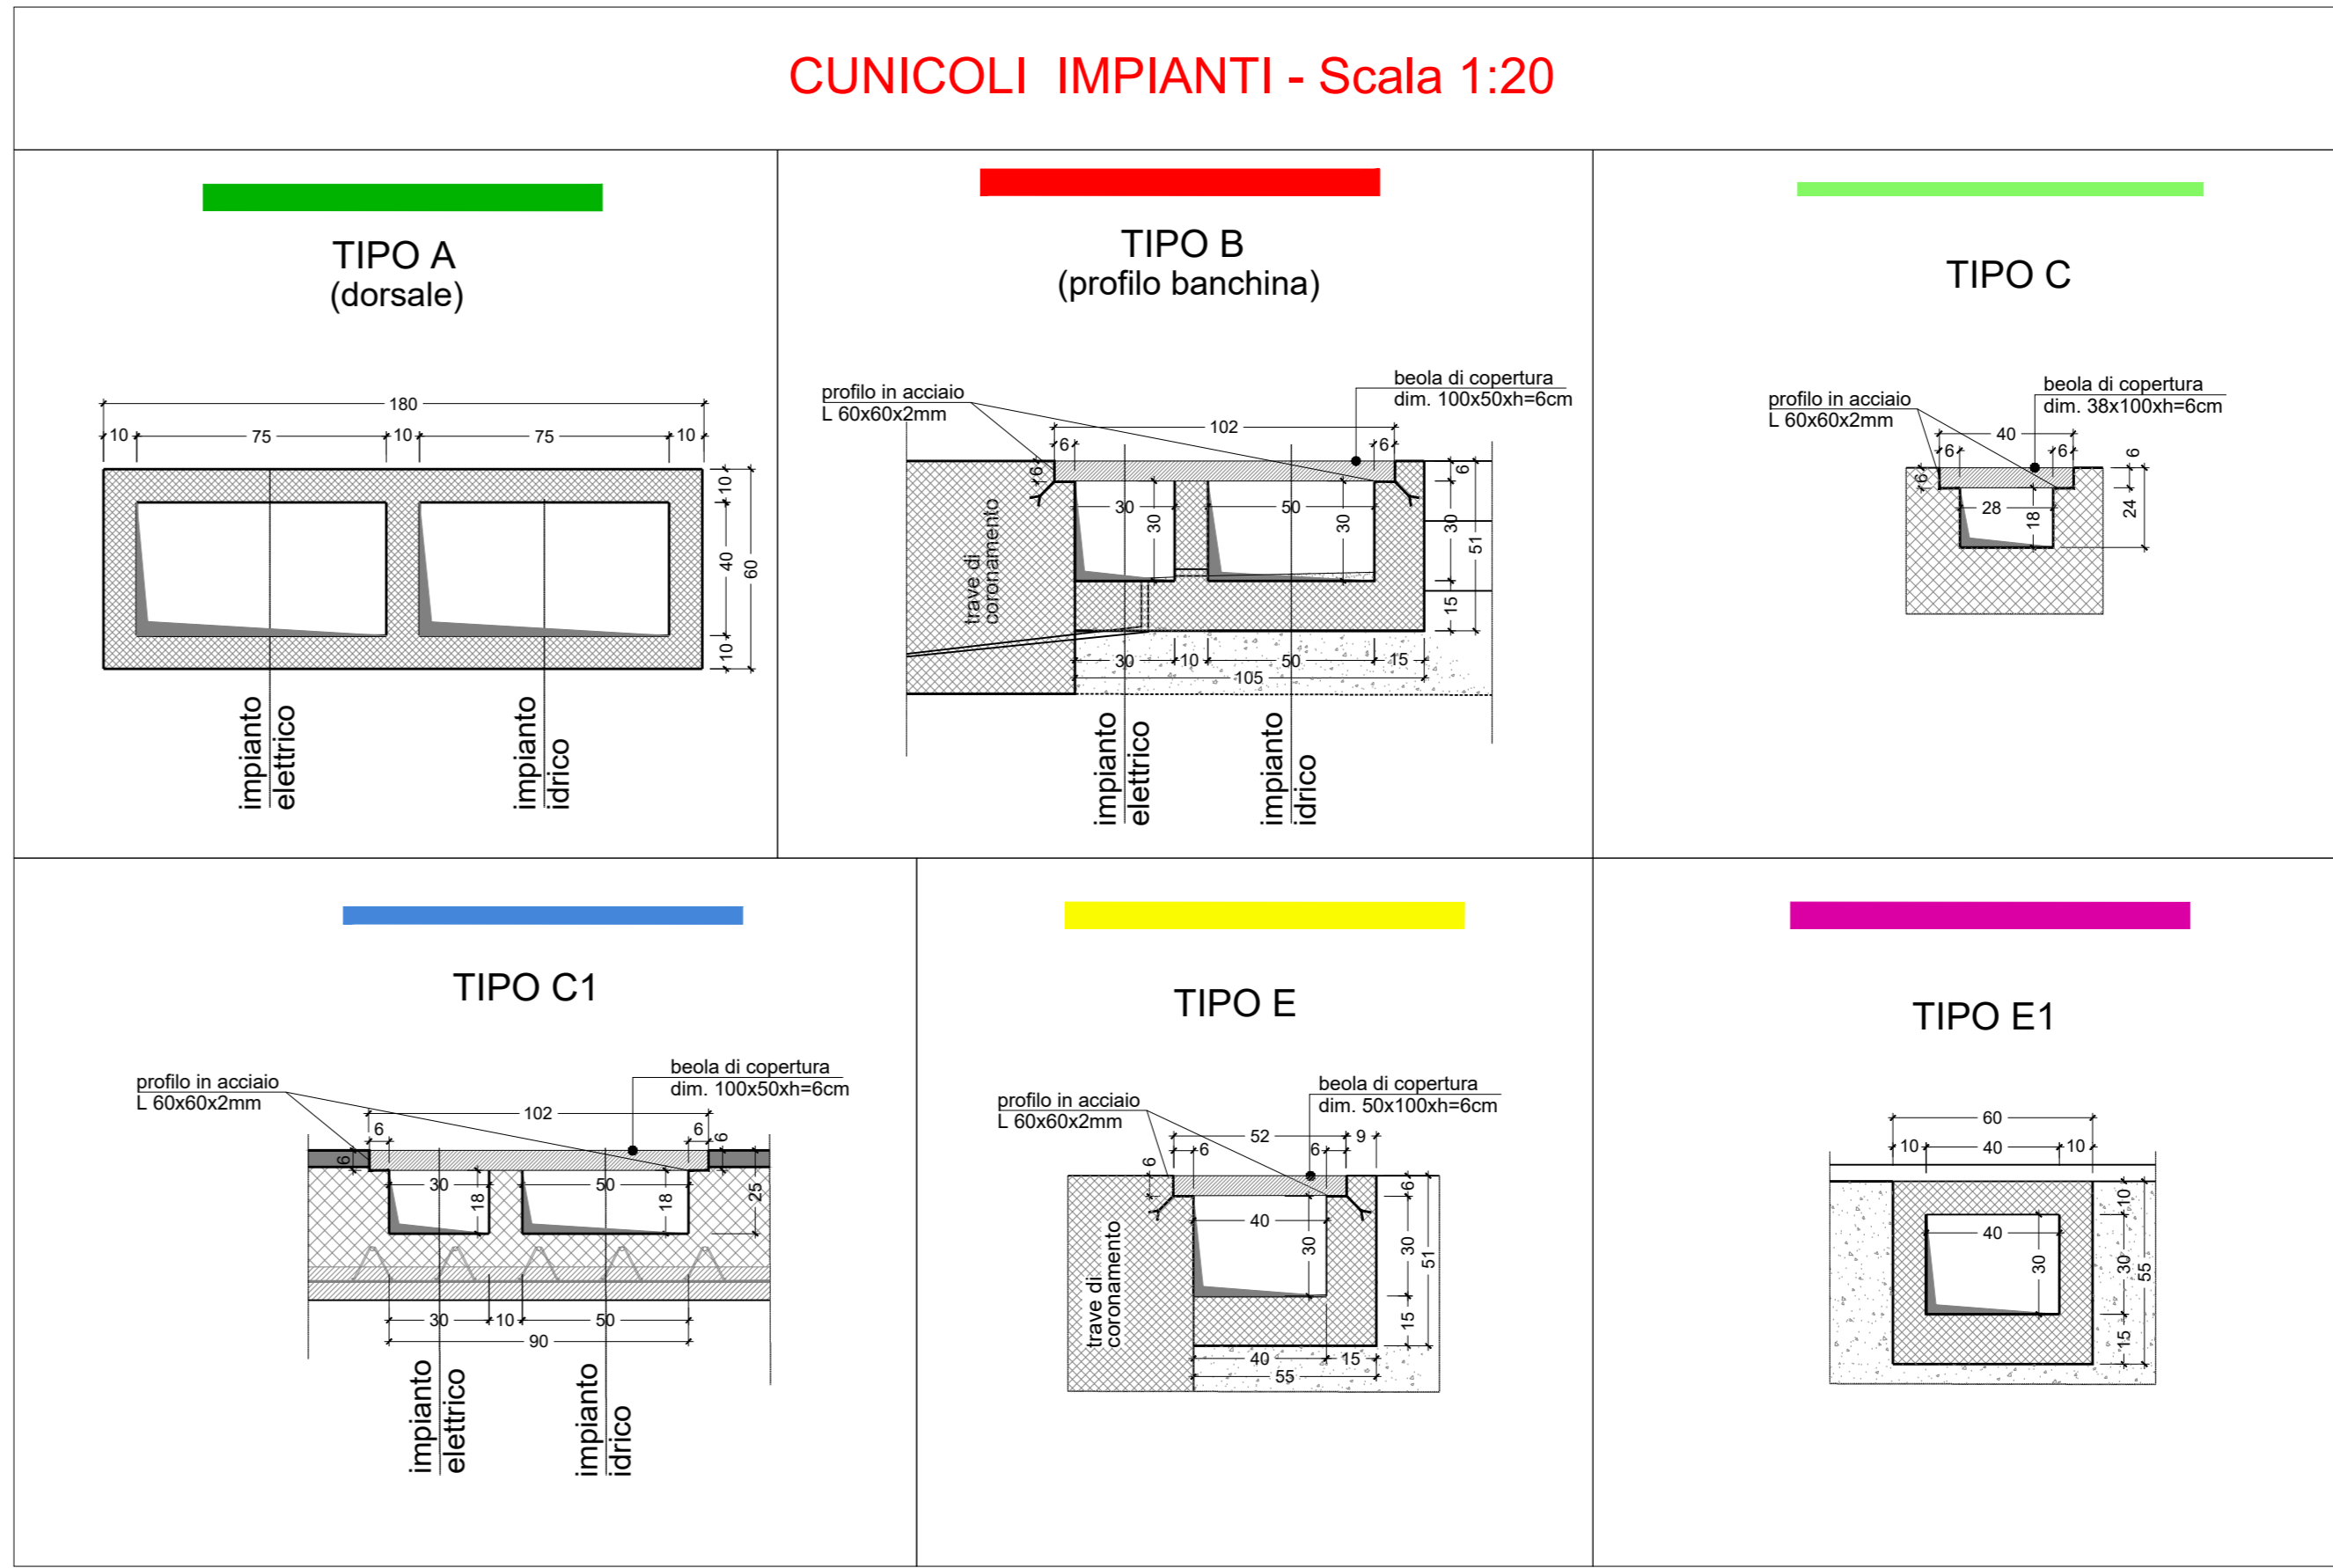

Comune di **ORISTANO**
Comuni di Aristanis

Porto di Oristano - Torregrande
Lavori di riqualificazione e potenziamento del porto turistico e porto pescatori in Torregrande.
Interventi di manutenzione straordinaria e messa in sicurezza delle strutture e degli impianti esistenti.

RTP Progettazione:
SISPI **gia**
mandataria mandataria

Il responsabile della integrazione tra le prestazioni specialistiche
Ing. Marco DI STEFANO
Gruppo di Progettazione:
Ing. Marco DI STEFANO
Arch. Dario DI STEFANO
Ing. Fabio DI STEFANO
Ing. Antonio LONGO
Ing. Vincenza RINALDI
Geom. Rosario DI MAIO
Geom. Emanuele SENA
Prof. Geol. Giuseppe ROLANDI
Geol. Salvatore COSTABILE

Consulenza tecnica:
Dott. Ing. Luigi SANNA
Il Responsabile Unico del Procedimento:
Dott. Ing. Roberto SANNA

Num. Tavola
PRG.05
Cod. Estab. TRG-PD_PRG.05B

Elaborato:
PLANIMETRIA TRACCIAMENTO CUNICOLI

DATA: Giugno 2020 SCALA: 1:500 REV: B