


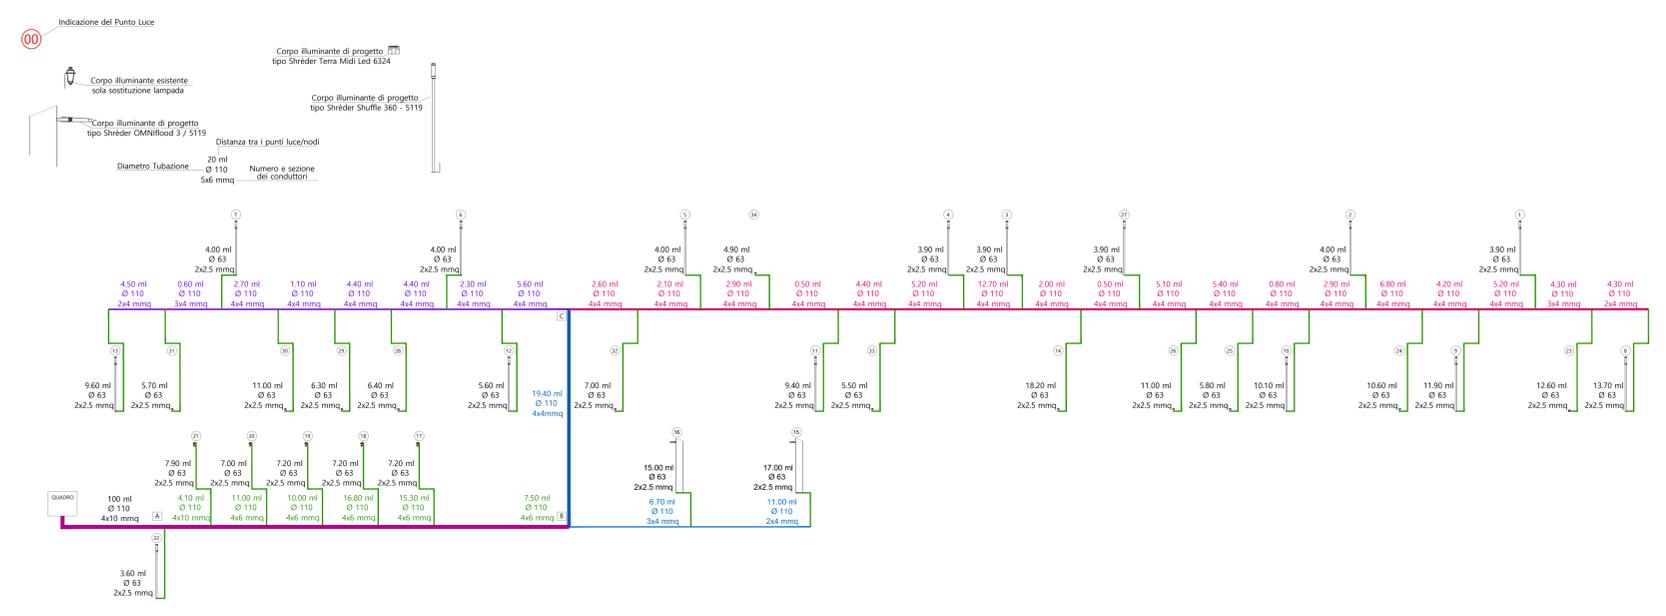


IMPIANTO DI ILLUMINAZIONE - SCHEMA ORIZZONTALE | NON IN SCALA



SCHEMA UNIFILARE DI PRINCIPIO QUADRO DI MISURA

SCHEMA UNIFILARE DI PRINCIPIO QUADRO DI MISURA, ALIMENTAZIONE, COMANDO, PROTEZIONE E SEGNALEZIONE DELL'IMPIANTO DI ILLUMINAZIONE PUBBLICA

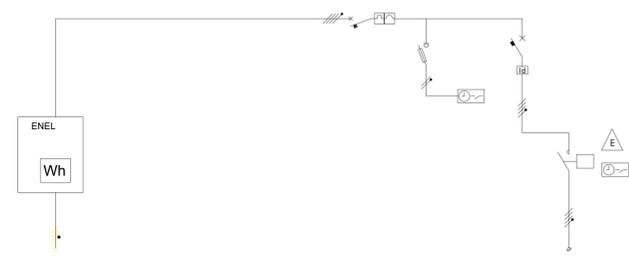


NOTE

Sul fronte di ciascun quadro dovranno essere installate le lampade verdi di presenza tensione e per ogni contattore il commutatore man-0-auto e la lampada gialla di segnalazione intervento relè termico. (del quadro si dovranno fornire le certificazioni richieste dalle norme CEI vigenti).

UTENZE	Interruttore generale	Timer giornaliero settimanale	Differenziale a toroide tipo consiglia CRD 23/DIN
CARICO (KW)	2.00		2.00
COEFF. DI UTIL. E CONTEMP. CORRENTE (A)			
CORR. C.T.O C.T.O (KA)	25		25
APPARECCHIATURA	interr. automat.	interr. manovra	interr. aut. diff.
CORR. NOM./TAR.	4x16A	2x16A	4x16A
CAMPO DI TARAT.		fusibili 4A	ib=16A
CONTATTI AUX.			
DIFFER. - Id			0.03-0.30A
SEZ. CAVI	4x10+1		4x10+1
TIPO DI CAVO	FG16R16		FG16R16

FRONTE QUADRO
SCALA 1 : 10

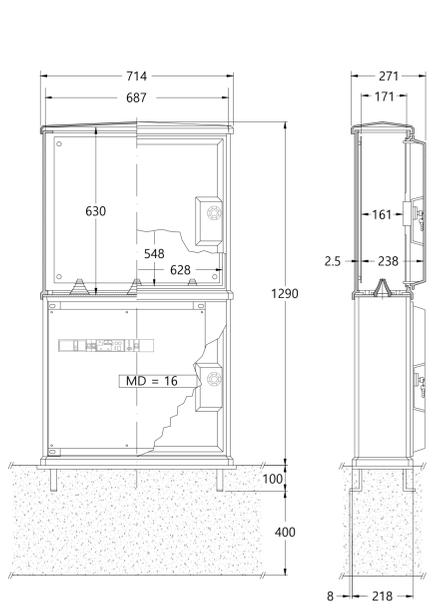

VISTA QUADRO



LEGENDA - IMPIANTO ILLUMINAZIONE - SCHEMA ORIZZONTALE

- Carreggiata stradale - unico senso di marcia
- Senso di marcia
- Colonna luminosa tipo *Shuffle Schreder* - Palo h. 5.186 mt (n. 15)
- Lampione parete - Proiettore posizionato ad h. 12/13 mt (n. 2) tipo *Omniflood Schreder*
- Lampione parete - Illuminazione esistente sostituzione ottiche (n. 4)
- Farettili illuminazione incassati a terra (n. 12) tipo *Terra midi led Schreder*
- Chiusino carrabile (dim. 40x40 cm) pozzetto impianto di illuminazione
- Nuova cabina telefonica a cupola
- Nuove linee principali

Finanziato dall'Unione europea NextGenerationEU

Comune di Oristano

RIQUALIFICAZIONE URBANISTICA DELLA PIAZZA MANNO

PROGETTO ESECUTIVO



COMITENTE
COMUNE DI ORISTANO
PIAZZA E. D'ARBOREA 44 - 09170 ORISTANO (OR)
P.IVA 00520900958
TEL 0783 791337
PEC | ISTITUZIONALE@PEC.COMUNE.ORISTANO.IT

PROGETTISTI (RAGGRUPPAMENTO TEMPORANEO DI PROFESSIONISTI)
ARCH. PIERA SONGIORNI
VIA PIRANESI, 20141 - FRENZANO (PU)
P.IVA 01130720503
TEL 086276004
MAIL | PIERASONGIORNI@GMAIL.COM

ING. NIEDDU GIANNICHELE
VIA GEMELLI, 25 - NORDO (NU)
P.IVA 0122348076
TEL 078328205
MAIL | GIANNICHELE@STUDIOEDUELL.COM

ARCH. ALBERTO BECHERINI
VIA ANDREO PIZZETTI, 10 - 30131 - FRENZANO (PD)
P.IVA 02234820297
TEL 049781611
MAIL | ALBERTOBECHERINI@GMAIL.COM

SARDA ENERGIA AMBIENTE (SEA) SH
VIA GIAMARCO, 11 - NORDO (NU)
P.IVA 01555550263
TEL 078328205
MAIL | SARDA@SAGRAM.COM

RESPONSABILE UNICO DEL PROCEDIMENTO
ING. ANNA LUIGIA FODDI
COMUNE DI ORISTANO
VIA CUFFADILLA SE MEMORICA 19 - 09170 ORISTANO (OR)
TEL 0783 791313
MAIL | LUIGIA.FODDI@COMUNE.ORISTANO.IT

ARCH. ANDREA BORGHI
VIA S. MARCELLO, 10025 - MONTEPRISTO (PU)
P.IVA 04648570487
TEL 085273791
MAIL | AA.ANDREABORGHIO@GMAIL.COM

AGRONOMO NICCOLO' BIANCHI
VIA NERCO MARINO, 14 - 10124 - FIRENZE (FI)
P.IVA 04855580494
TEL 055208484
MAIL | NBIANCHI@AGRONOMIAGRAM.COM

REV.	DATA	MODIFICHE	REV.	DATA	MODIFICHE
00	18.12.2022	PRIMA EMISSIONE			

TITOLO
PROGETTO DI PUBBLICA ILLUMINAZIONE SCHEMA

SCALA | FORNATO
VARIE|FF

CODICE
PE_IMP_3_ILLUM_SCHEMA_REV00