
 
 
 





LEGENDA AMBIENTI

8.1	Corridoio est piano galleria - via di esodo
8.2	Bagno servizio - piano galleria
8.3	Ingresso area cabina di Regia - piano galleria
9	Locale controllo luci (dimmer)
9.1	Piani di manovra est
10	Galleria
11	Corridoio ovest piano galleria - via di esodo
12	Bagni piano galleria - corridoio ovest
29	Corridoio camerini piano primo
30	Camerone donne piano primo
31	Bagni donne piano primo
32	Bagni uomini piano primo
33	Camerone uomini
34	Locale macchina trattamento aria
34.1	Spazio a cielo libero tra Camerone e Locale macchina trattamento aria
35	Solaio piano zona gruppo elettrogeno
36.1	Solaio piano zona UTA Palcoscenico
44.1	Corridoio esodo piani di manovra - Ovest
44.5	Scala piani di manovra ovest
44.6	Corridoio da palcoscenico a sottopalco ovest

-  MINIFLUX HP OPAL gen2 su circuito emergenza all'interno del controsoffitto FANTONI (Lunghezza = 1 m.)
-  MINIFLUX HP OPAL gen2 su circuito emergenza all'interno del controsoffitto FANTONI (Lunghezza = 2 m.)
-  MINIFLUX HP OPAL gen2 all'interno del controsoffitto FANTONI (Lunghezza = 1 m.)
-  MINIFLUX HP OPAL gen2 all'interno del controsoffitto FANTONI (Lunghezza = 2 m.)
-  Riga OPAL gen. 2 (PVC e resina poliuretanic)
-  controsoffitto forato cleaneo (foratura 8/15/20 R)

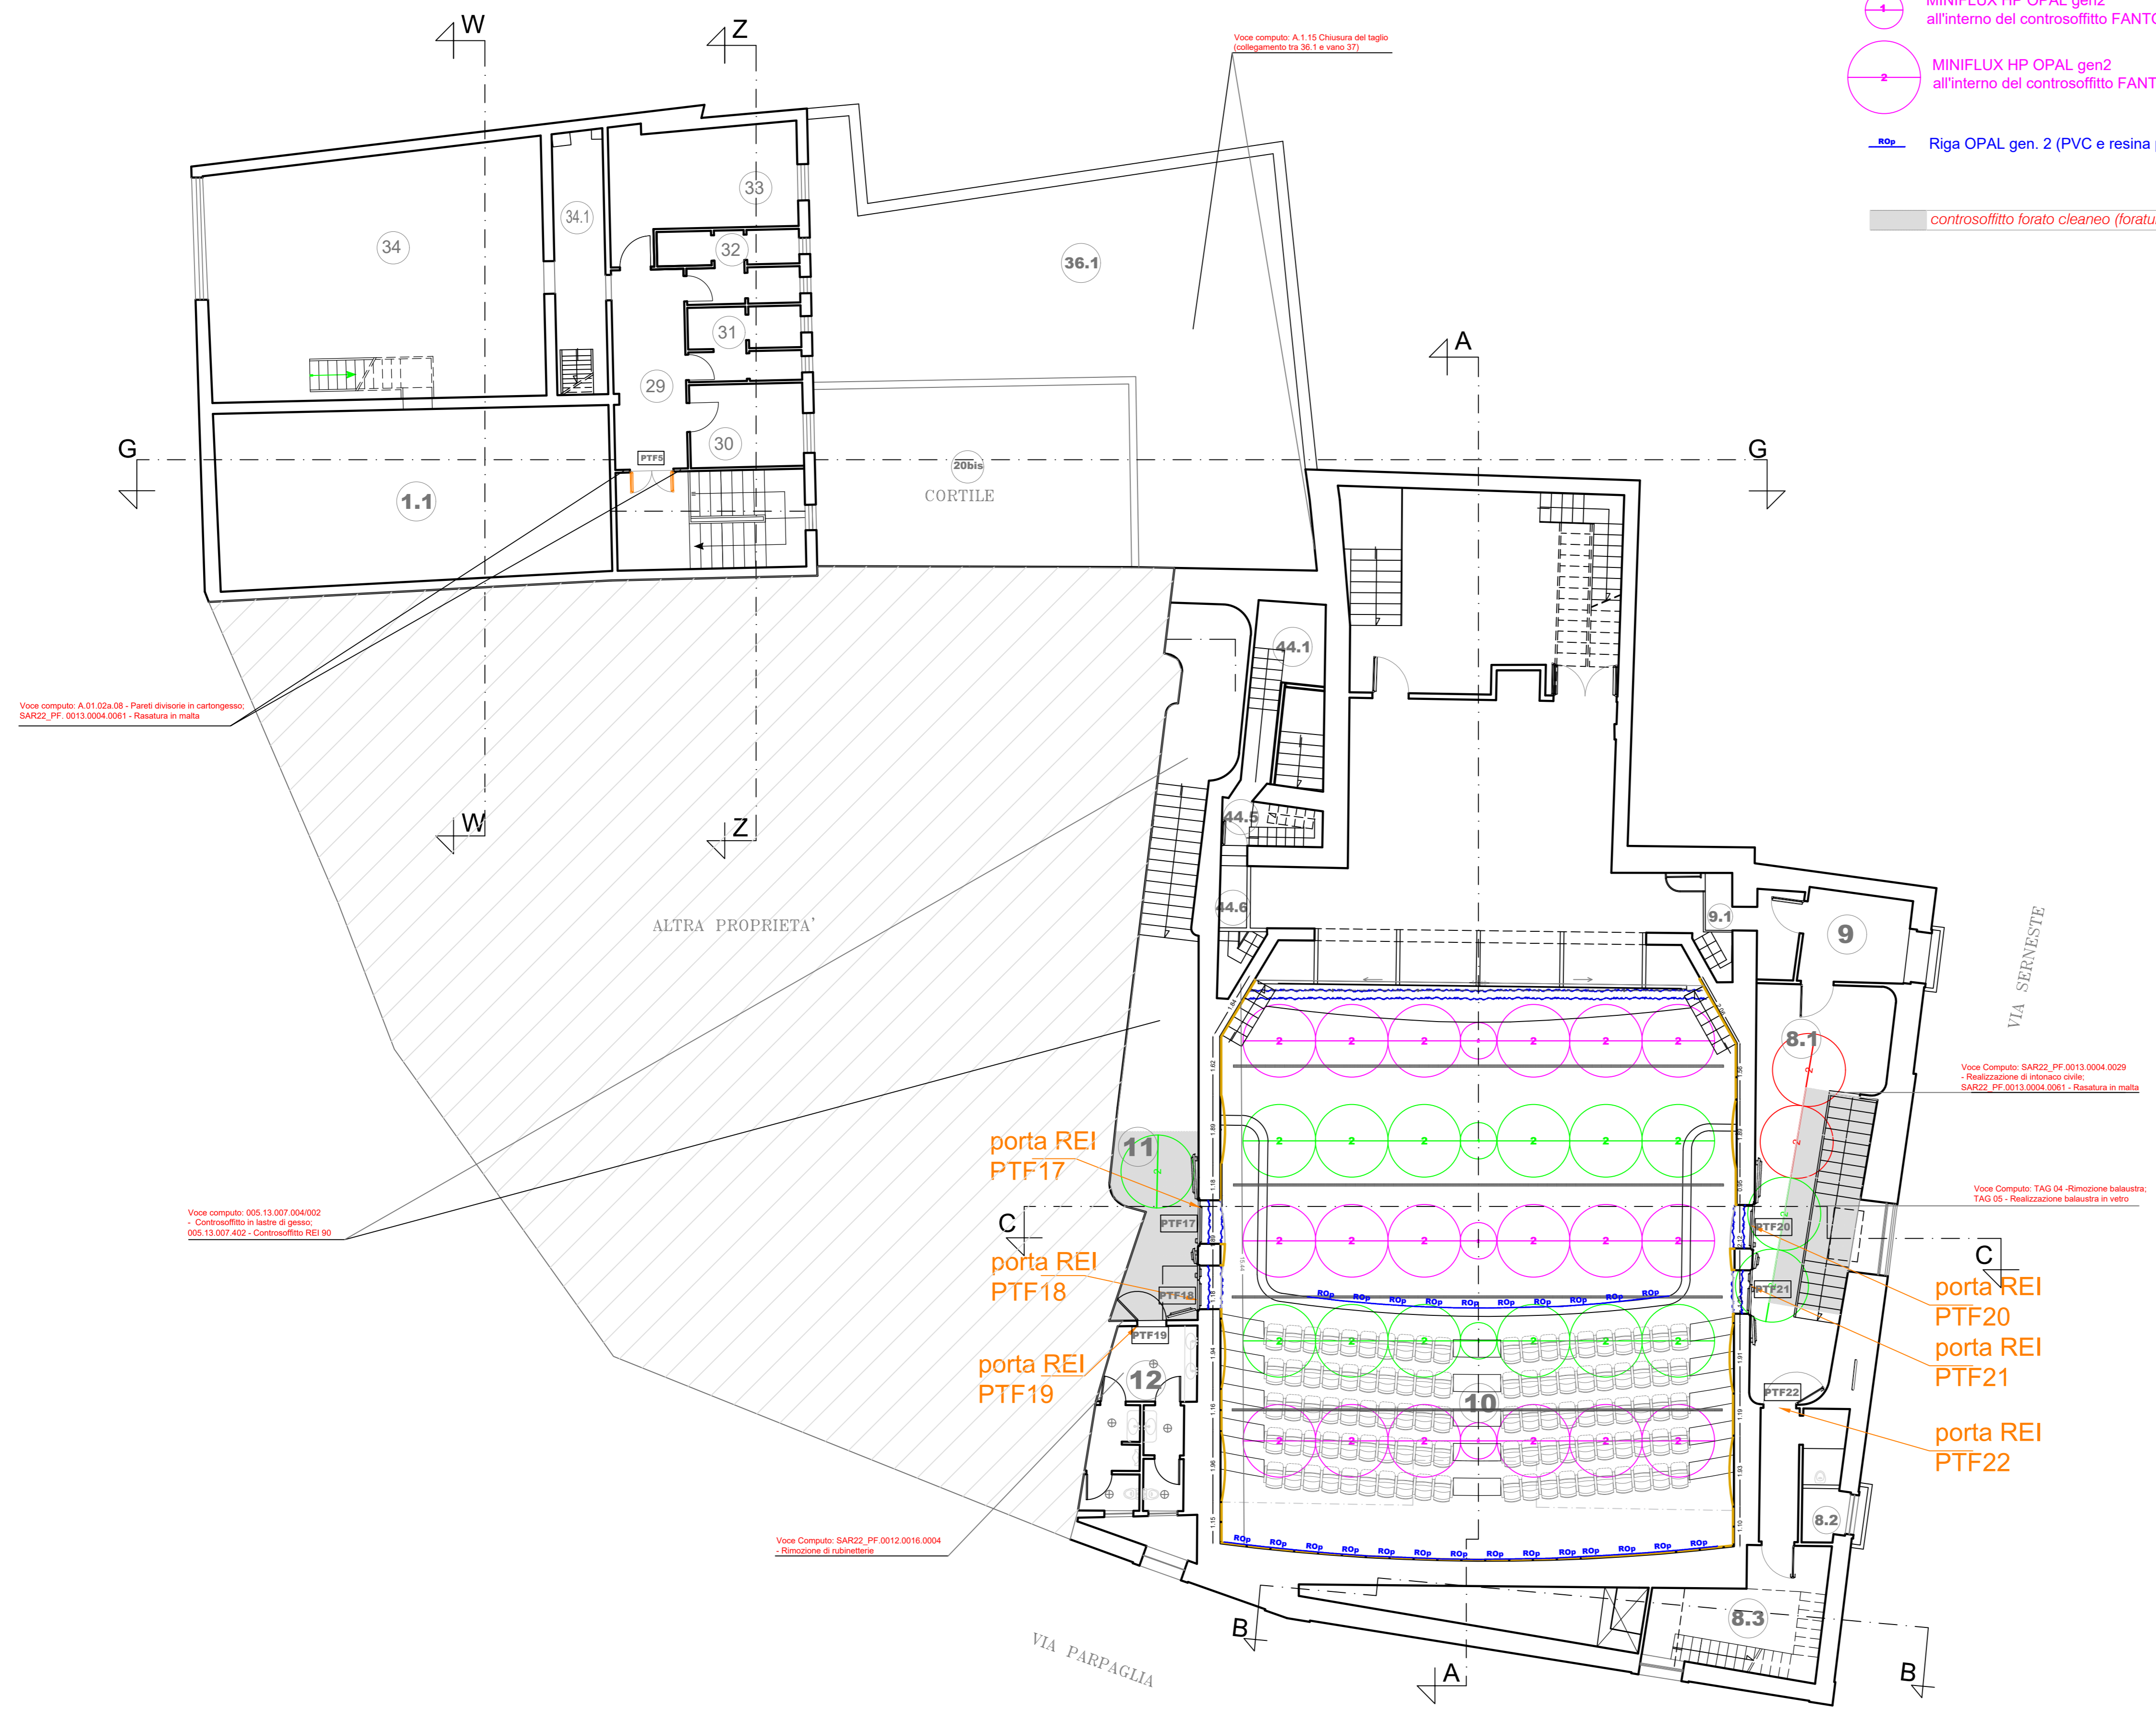

RTP: d'A. project associati di arch. D. De Rinaldis e arch. G. Manca - Via Umbria, 229 - 09170 Oristano - Tel 0783.70480 - email: dadaproject@tiscali.it  
 Ing. Giovanni Mascia - Via Liguria n°8 - 09072 Cabras (OR) - Tel 0783.392280 - Cell. 329.051.5866 - email gnammi.mascia@esergica.it  
 arch. Andrea Pintus - Via Santa Barbara n°91 - 09070 San Vero Milis (OR) - Cell. 348.2725521 - email: andre\_pintus@live.it

COMMITTENTE  
 OGGETTO

**Comune di ORISTANO**  
 Piazza Eleonora d'Arborea  
 09170 ORISTANO - OR



**PROGRAMMA DI RIGENERAZIONE URBANA ORISTANO**  
**PROGETTO DI COMPLETAMENTO RIQUALIFICAZIONE TEATRO GARAU**

**PROGETTO ESECUTIVO**

**ELABORATO GRAFICO ARCHITETTONICO**  
**PIANTA PIANO GALLERIA**  
 Stato di Progetto

Cod. Tavola TG2SPa  
 Scala: 1:100  
 File: E:\0001\TeatroGarau\_010\010\010.dwg

DATA: 7 dicembre 2022  
 Rev: 00 Agg. --  
 I PROFESSIONISTI in RTP

IL RUP  
 Ing. Alberto Soddu

d'A. project associati  
 Arch. Gabriele Manca  
 Arch. Donatella De Rinaldis  
 Ing. Giovanni Mascia  
 Arch. Andrea Pintus